


A棟			
圖例	說明	管線代號	數量
	紅外線彩色攝影機	線:CAT.6*1+1.25mm*1C*2, 管:3/4"*1	G1 11
	吸頂式半球型紅外線攝影機	線:CAT.6*1+1.25mm*1C*2, 管:3/4"*1	G1 5
	CCTV 15U 線架		1
	CCTV 預埋	線:CAT.6*1+1.25mm*1C*2, 管:3/4"*1	G1 4

註: 配管均為暗管施作






B棟			
圖例	說明	管線代號	數量
	紅外線彩色攝影機	線:CAT.6*1+1.25mm*1C*2, 管:3/4"*1	G1 11
	吸頂式半球型紅外線攝影機	線:CAT.6*1+1.25mm*1C*2, 管:3/4"*1	G1 1
	CCTV 預埋	線:CAT.6*1+1.25mm*1C*2, 管:3/4"*1	G1 3

註: 配管均為暗管施作

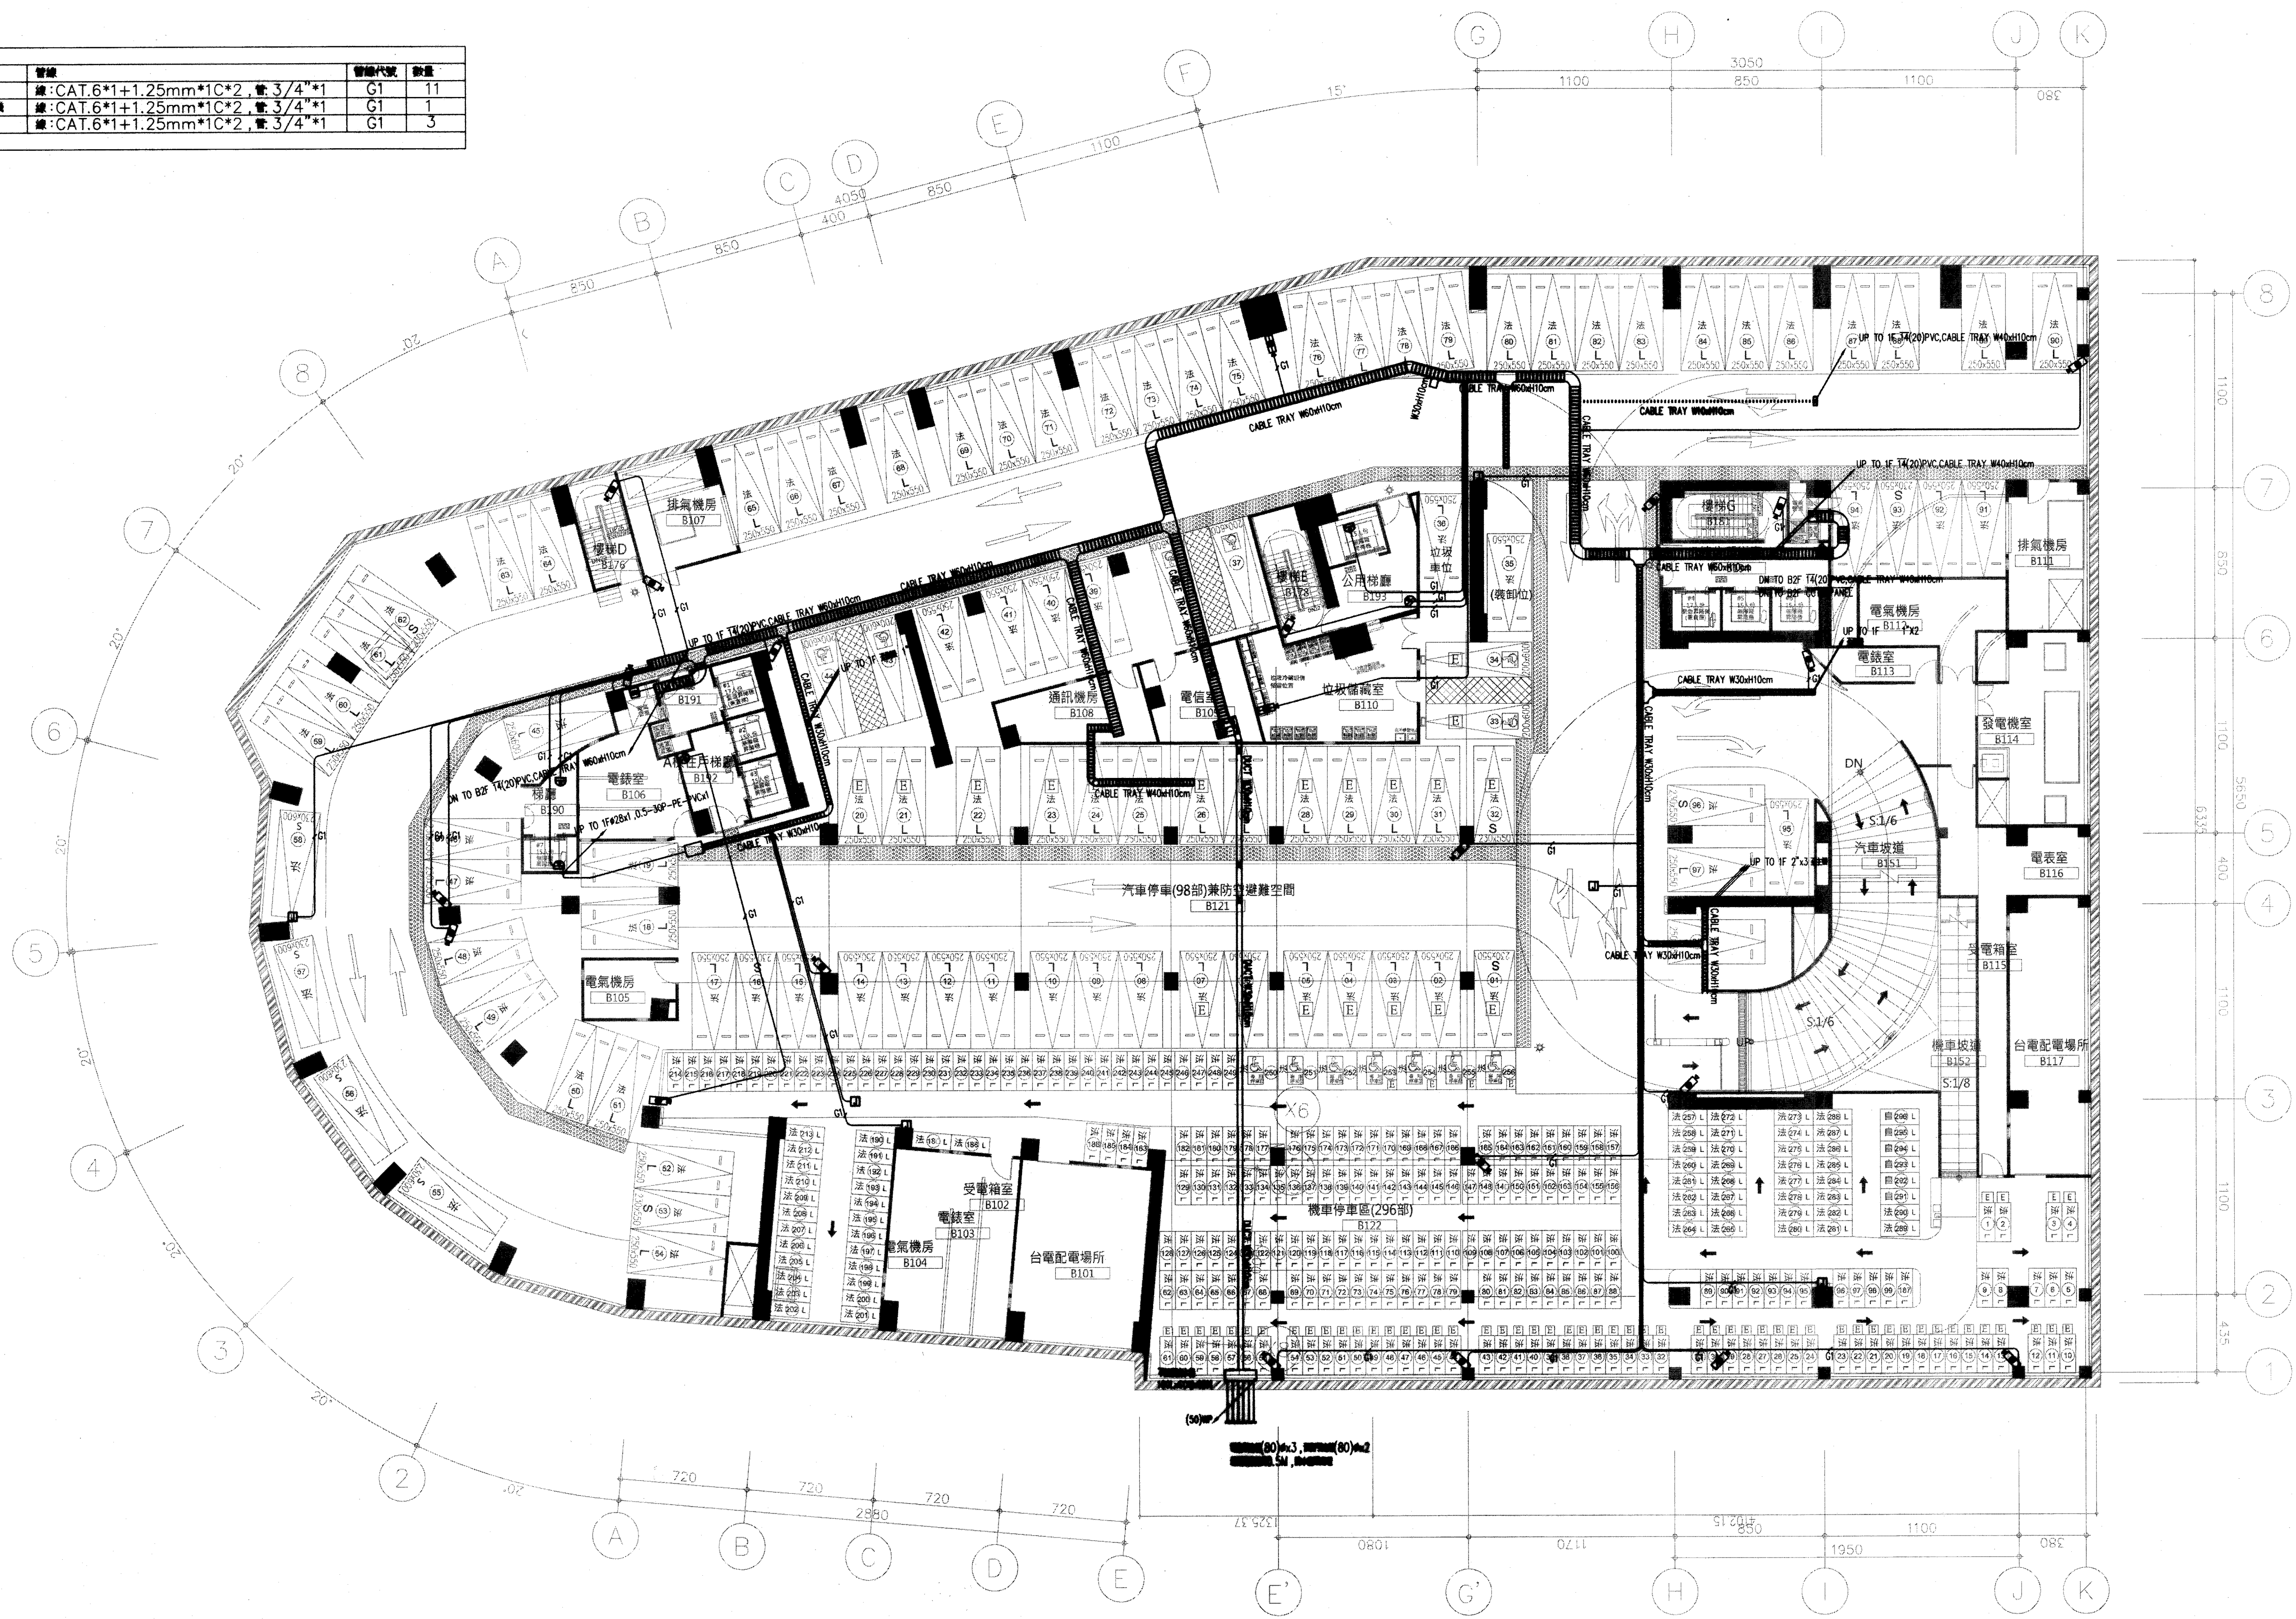


地下一層監視平面圖 A3:1/400 A1:1/200

臺北市大同區
明倫公共住宅
統包工程

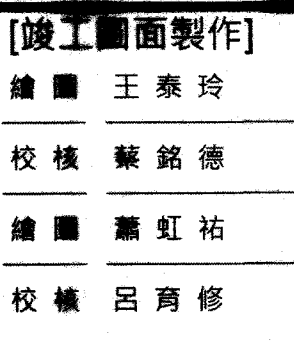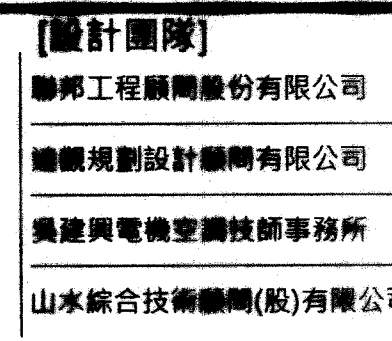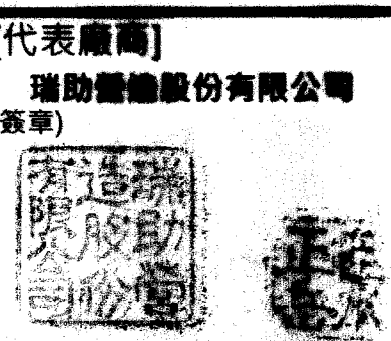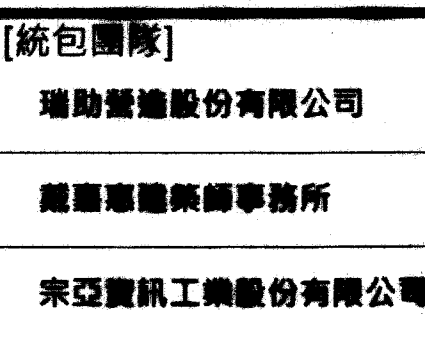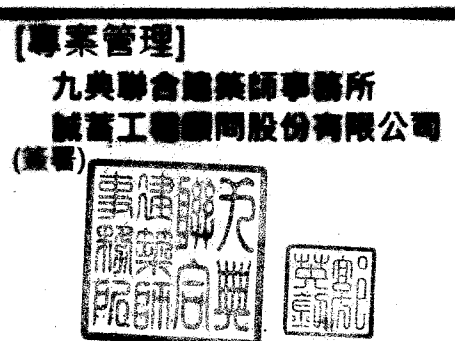

監視工程
地下一層平面圖

[送審版本] [圖號] [張號]
竣工圖說(核定版) CT-02
[比例]
A1:1/200
A3:1/400

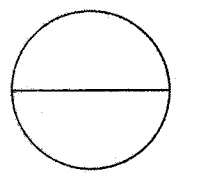


A棟			
圖例	說明	管線代號	數量
	紅外線彩色攝影機	線:CAT.6*1+1.25mm*1C*2, 管:3/4"*1	G1 17
	紅外線半球型紅外線攝影機	線:CAT.6*1+1.25mm*1C*2, 管:3/4"*1	G1 5
	CCTV 15U 攝影機	線:CAT.6*1+1.25mm*1C*2, 管:3/4"*1	G1 2
	CCTV 攝影機	線:CAT.6*1+1.25mm*1C*2, 管:3/4"*1	G1 4

註: 配管均為暗管施作





B棟			
圖例	說明	管線代號	數量
	紅外線彩色攝影機	線:CAT.6*1+1.25mm*1C*2, 管:3/4"*1	G1 12
	紅外線半球型紅外線攝影機	線:CAT.6*1+1.25mm*1C*2, 管:3/4"*1	G1 4
	CCTV 15U 攝影機	線:CAT.6*1+1.25mm*1C*2, 管:3/4"*1	G1 1
	CCTV 攝影機	線:CAT.6*1+1.25mm*1C*2, 管:3/4"*1	G1 3

註: 配管均為暗管施作

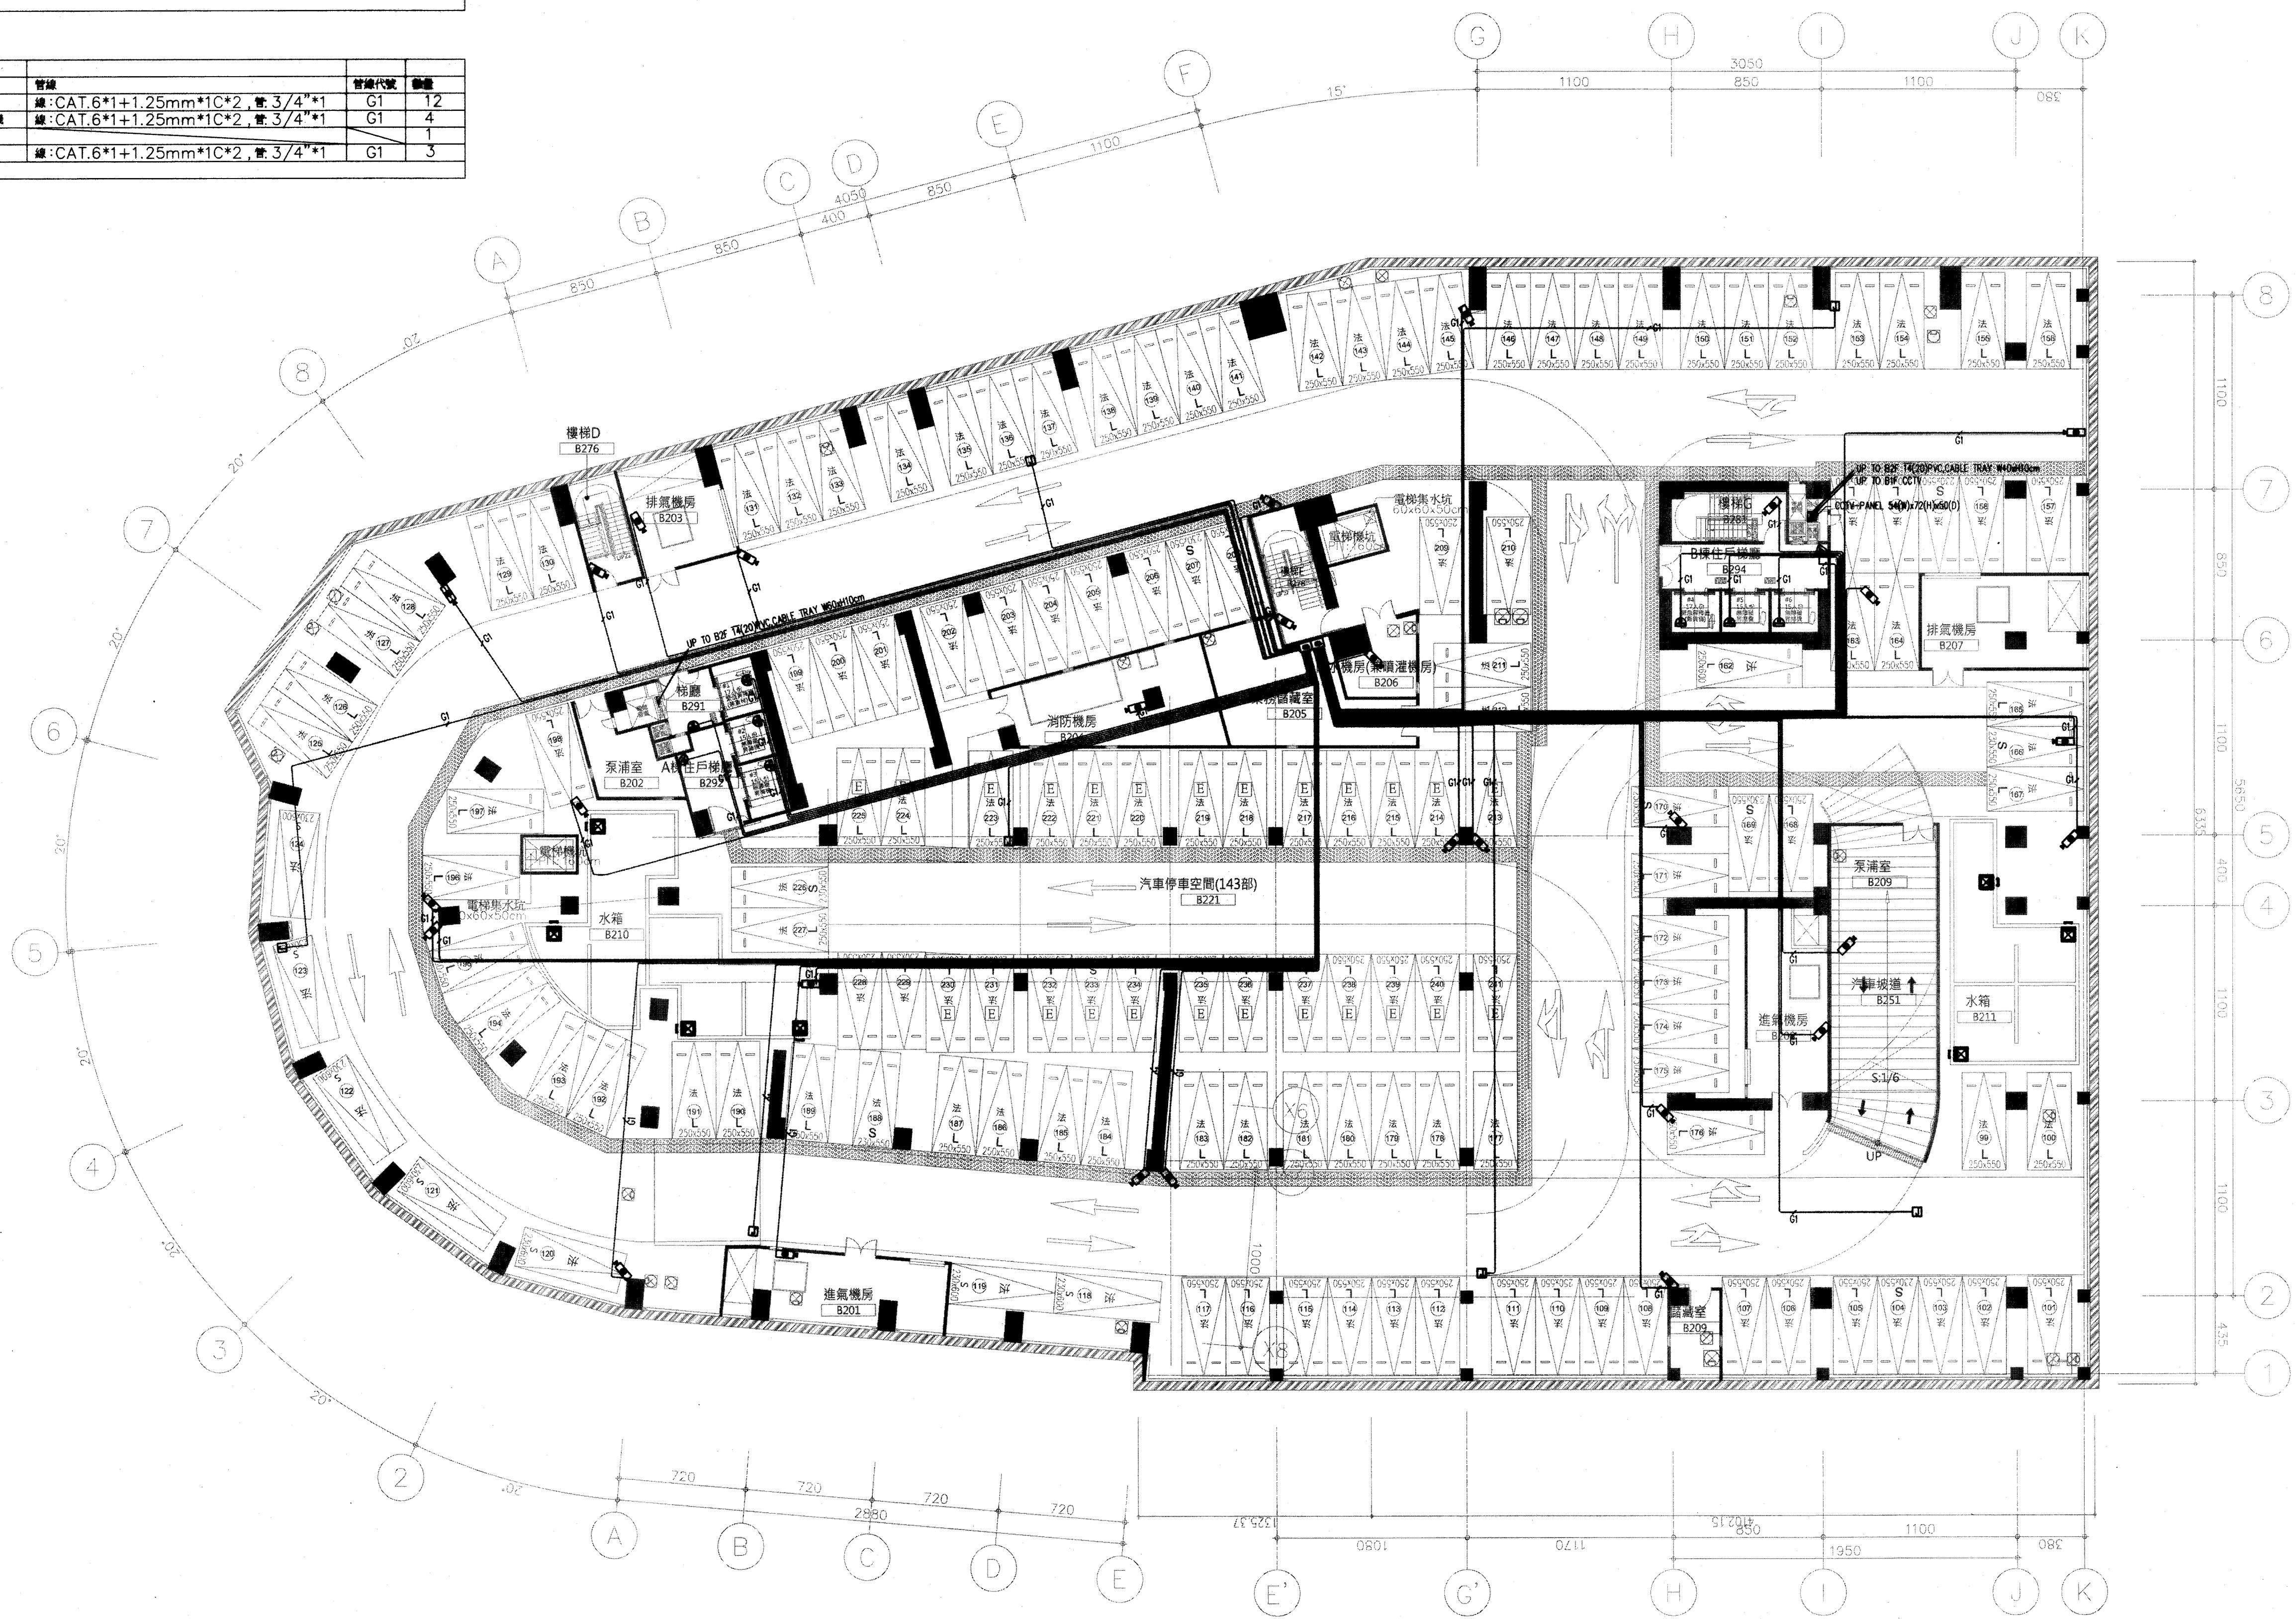

地下二層監視平面圖 A3:1/400 A1:1/200

臺北市大同區
明倫公共住宅
統包工程

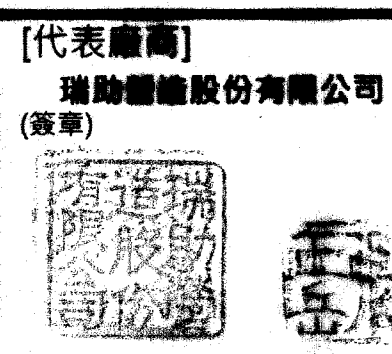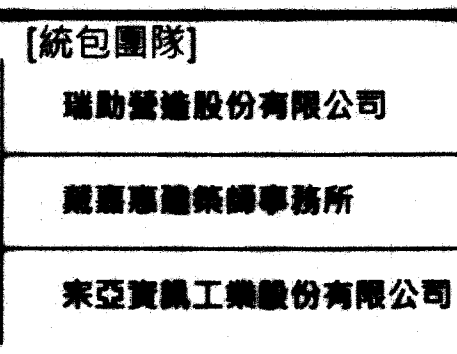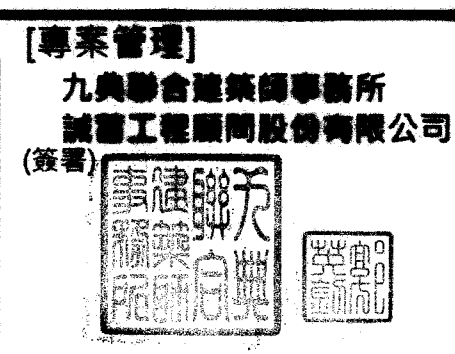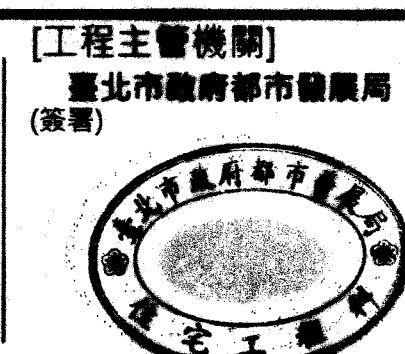

[設計團隊]
聯輝工程顧問股份有限公司
達觀建築設計顧問有限公司
吳達興電機空調機師事務所
山水綜合技術顧問(股)有限公司

[竣工圖面製作]
繪圖 王素玲
校核 蔡銘德
繪圖 蕭虹祐
校核 呂育修

[圖名]
監視工程
地下二層平面圖

[送審層次] 竣工圖說(核定版)
[圖號] CT-01
[比例] A1:1/200
A3:1/400

[張號]

