


華揚消防
工程顧問股份有限公司

圖例	說明
	綜合消防控制箱
	手提式乾粉滅火器
	手提式泡沫滅火器
	火警蜂鳴器
	音信總機
	差動探測器
	熱感探測器
	定溫探測器
	廣播主機
	廣播喇叭
	廣播喇叭
	緊急照明燈
	緊急照明燈(及頂)
	緊急出口燈
	避難方向標誌

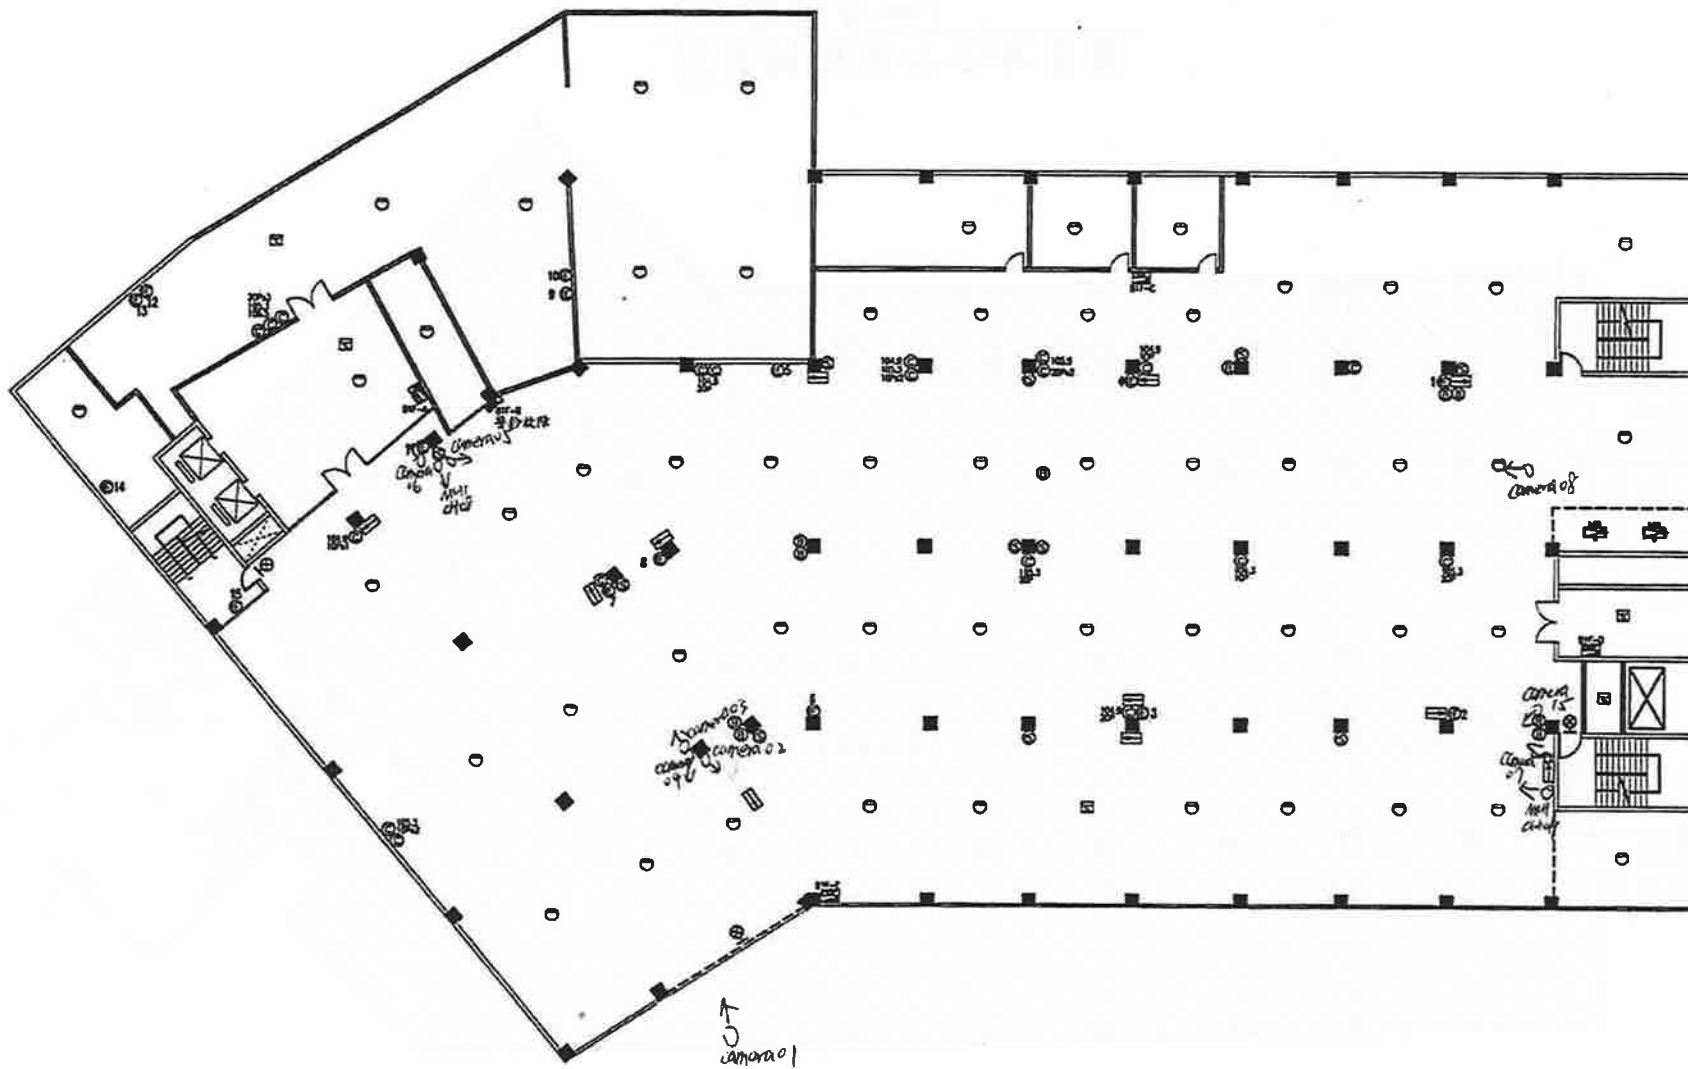


B1F消防設備平面配置圖
(北投區公所)

案名:	北投區公所 CUBH
圖名:	B1F消防設備平面
日期:	2015/06/11
設計:	RESEARCH
繪圖:	RESEARCH
檔案編號:	MS 10

華揚消防
工程顧問股份有限公司

圖例	說明
[Symbol]	綜合消防檢箱
[Symbol]	手提式乾粉滅火器
[Symbol]	火警總合盤
[Symbol]	受信總機
[Symbol]	感熱探測器
[Symbol]	偵煙探測器
[Symbol]	定溫探測器
[Symbol]	音響主機
[Symbol]	廣播喇叭
[Symbol]	廣播喇叭
[Symbol]	緊急照明燈
[Symbol]	緊急照明燈(吸頂)
[Symbol]	緊急出口標
[Symbol]	避難方向標
[Symbol]	聲光警報
[Symbol]	避難器具位置標示

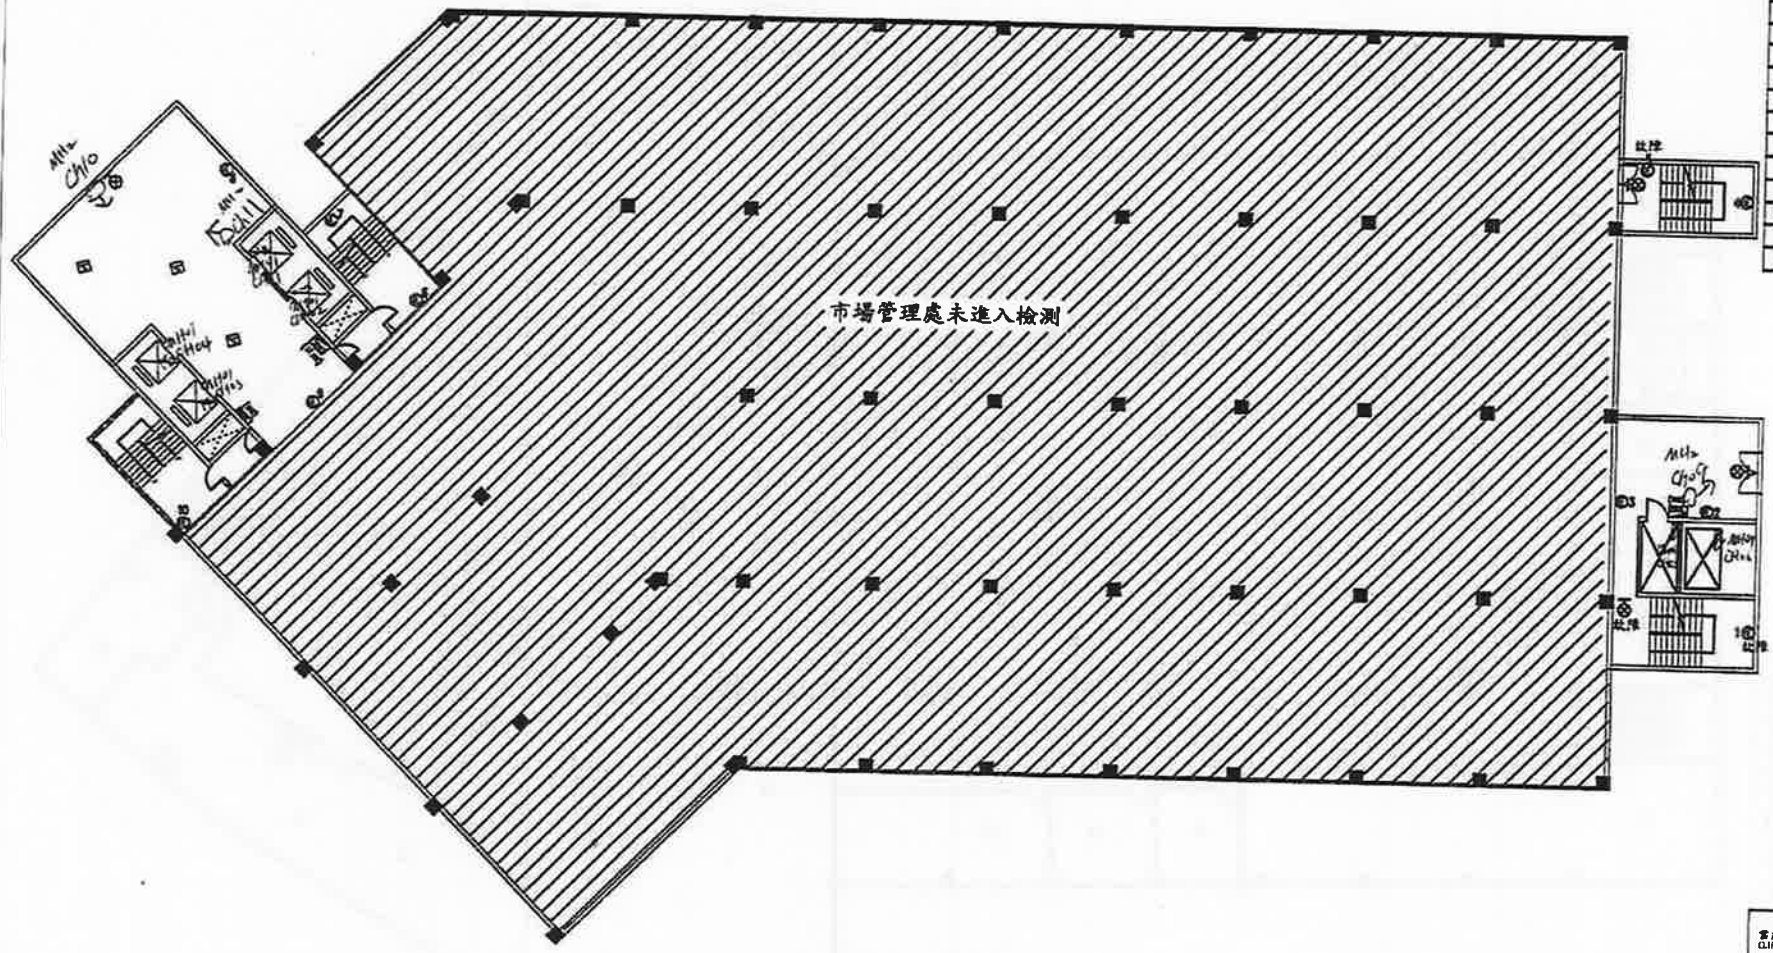

1F消防設備平面配置圖
(北投區公所)

案名:	北投區公所
CL109	
圖名:	1F消防設備平面
DRW06	
日期:	2018/08/11
DATE:	
設計:	DESIGNED BY
繪圖:	DRAWN BY
審核:	CHECKED BY
繪圖編號:	DWG NO.

竣工圖



陳建志建築師事務所
C.C. CHEN
ARCHITECTS
&
ASSOCIATES
台北市大安區新生南路
一段157號25樓4樓
TEL: (02)2704-0475
FAX: (02)2704-2353

附註

本圖為建築師事務所受委託之設計圖樣，其一切之設計及圖樣均經本事務所之專業人員審核通過，其一切之設計及圖樣均經本事務所之專業人員審核通過，其一切之設計及圖樣均經本事務所之專業人員審核通過。

使用單位簽核 CONFIRM

修正 REVISION

工程名稱 PROJECT

臺北市警察局警政中心4樓及5樓建築構造安全改善工程

比例尺


圖 說	
圖 樣	
圖 則	
圖 章	
日 期	

簽 章 SIGN


圖 則 DRAWING


四樓現況平面圖

圖 章	104153
圖 號	A1-01
簽 章	
繪 圖 人	

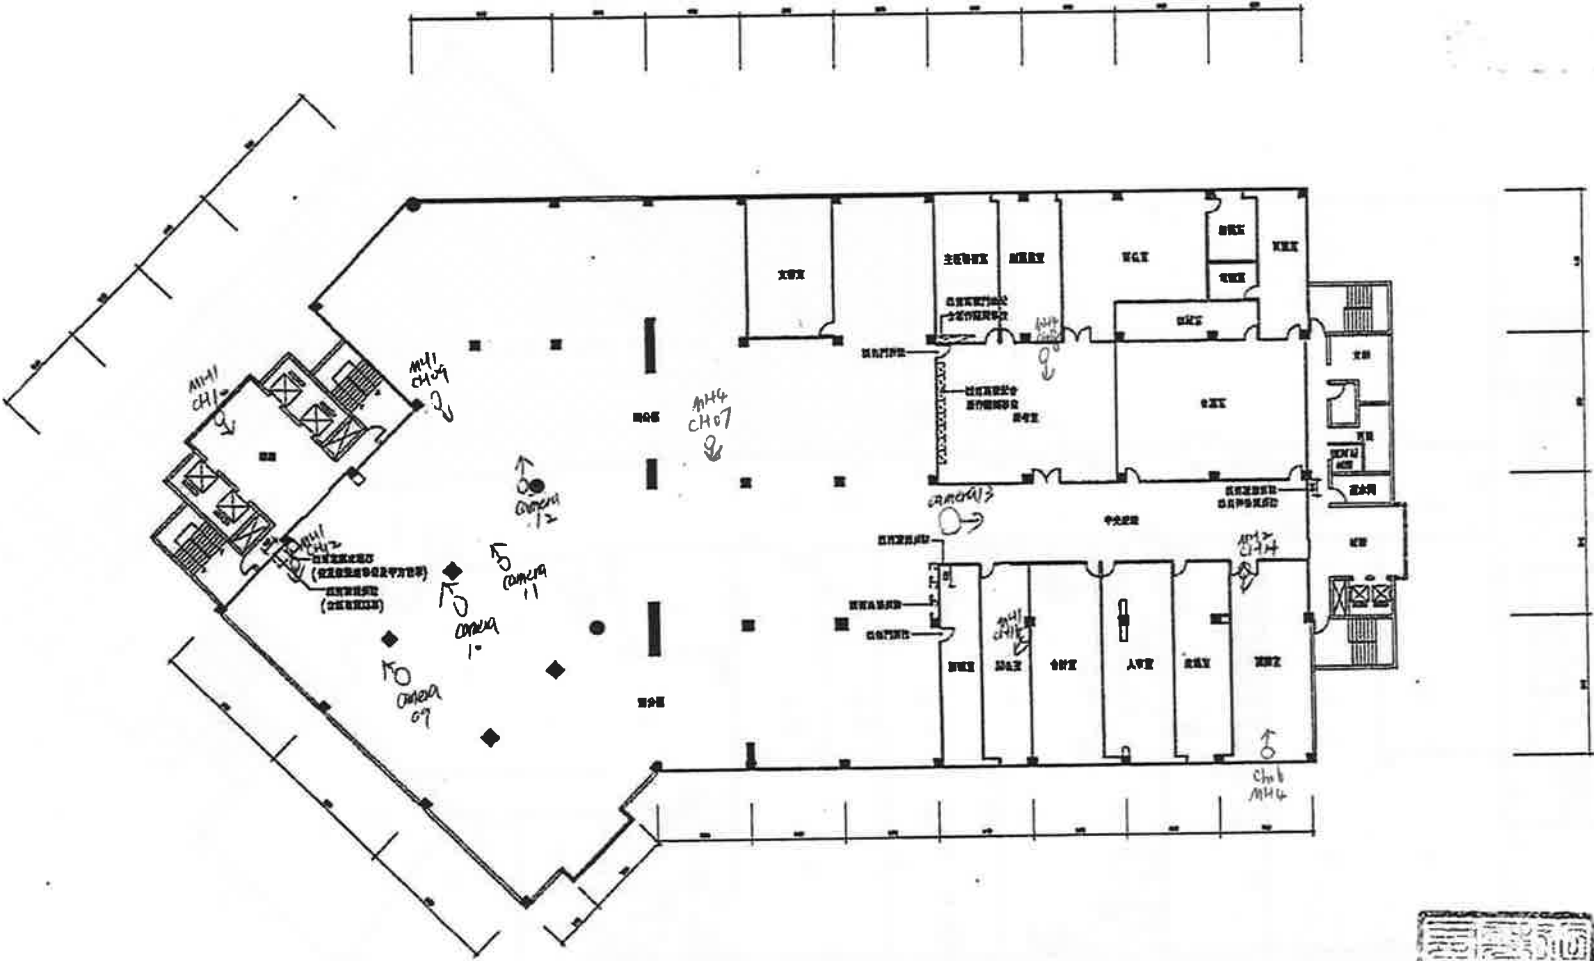

四樓現況平面圖S: 1/300

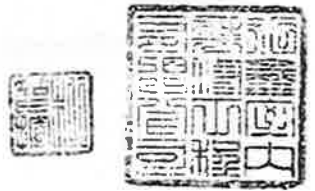

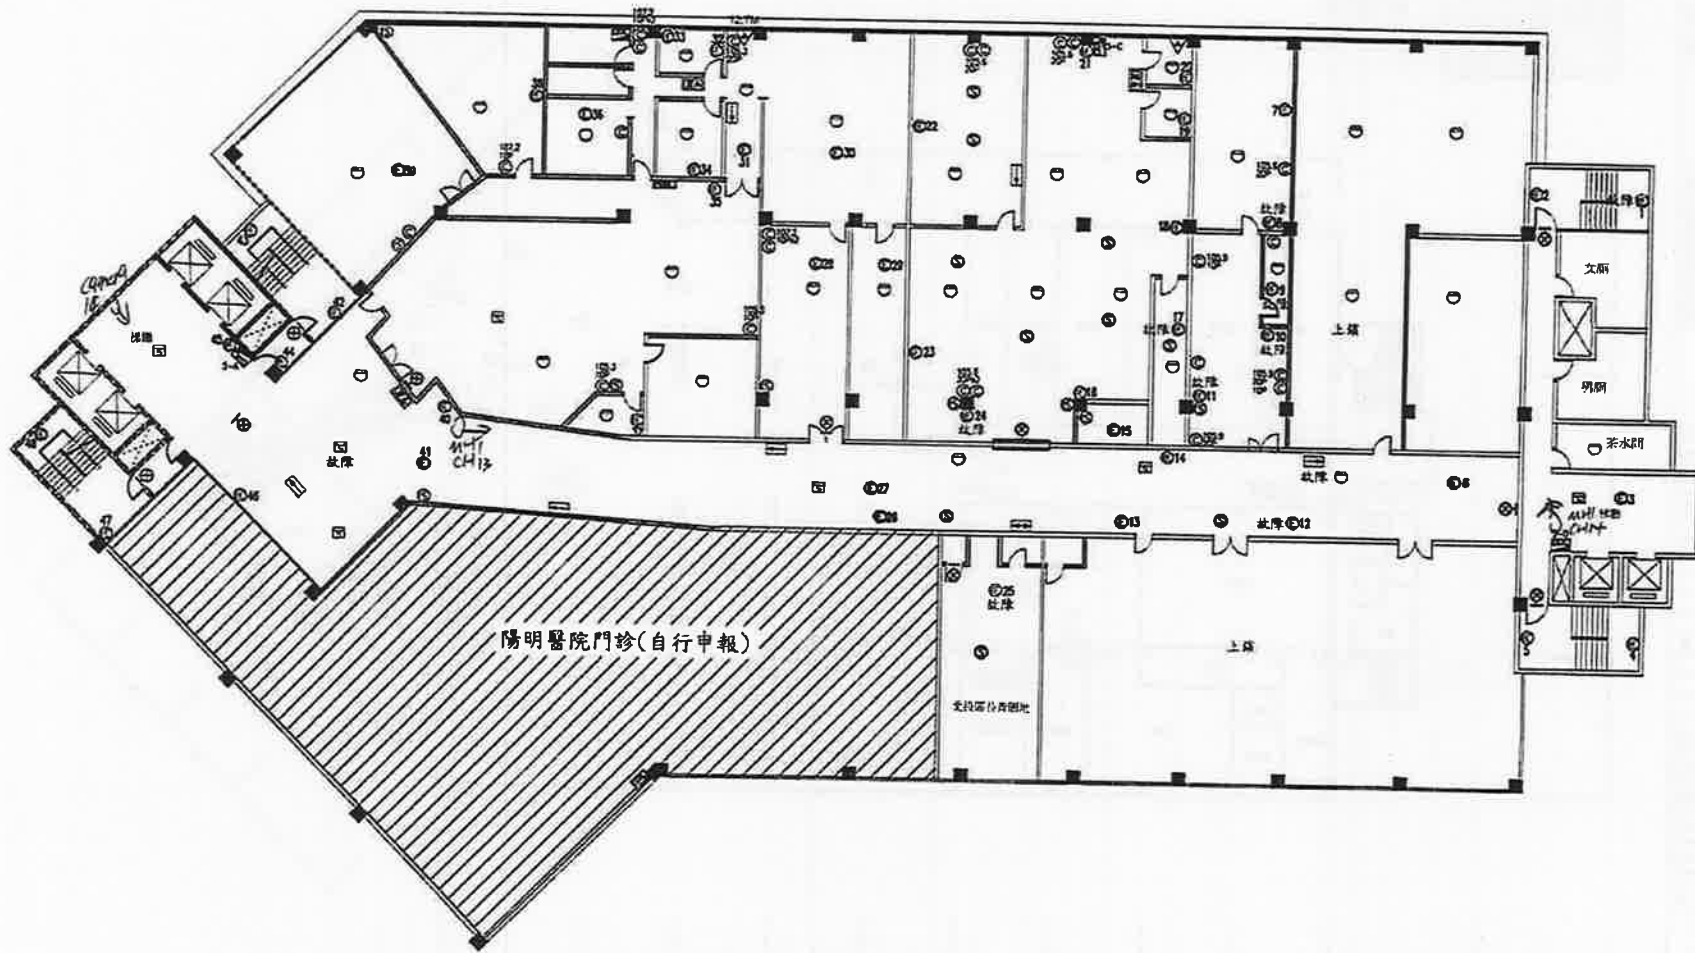


華揚消防
工程顧問股份有限公司

圖例	說明
[Symbol]	綜合消防控制箱
[Symbol]	手提式乾粉滅火器
[Symbol]	火警總合盤
[Symbol]	受信總機
[Symbol]	差動探測器
[Symbol]	偵煙探測器
[Symbol]	定溫探測器
[Symbol]	廣播主機
[Symbol]	廣播喇叭
[Symbol]	廣播喇叭
[Symbol]	緊急照明燈
[Symbol]	緊急照明燈(故障式)
[Symbol]	緊急出口燈
[Symbol]	避難方向燈
[Symbol]	維修機
[Symbol]	避難器具位置標示

5F消防設備平面配置圖

業主: 北投區公所	CLIENT
圖名: 5F消防設備平面圖	FIGURE
日期: 2015/05/11	DATE
設計: _____	DESIGNED BY
繪圖: _____	DRAWN BY
檢查編號: 2015.50	CHECK NO.
比例: _____	SCALE

竣工圖

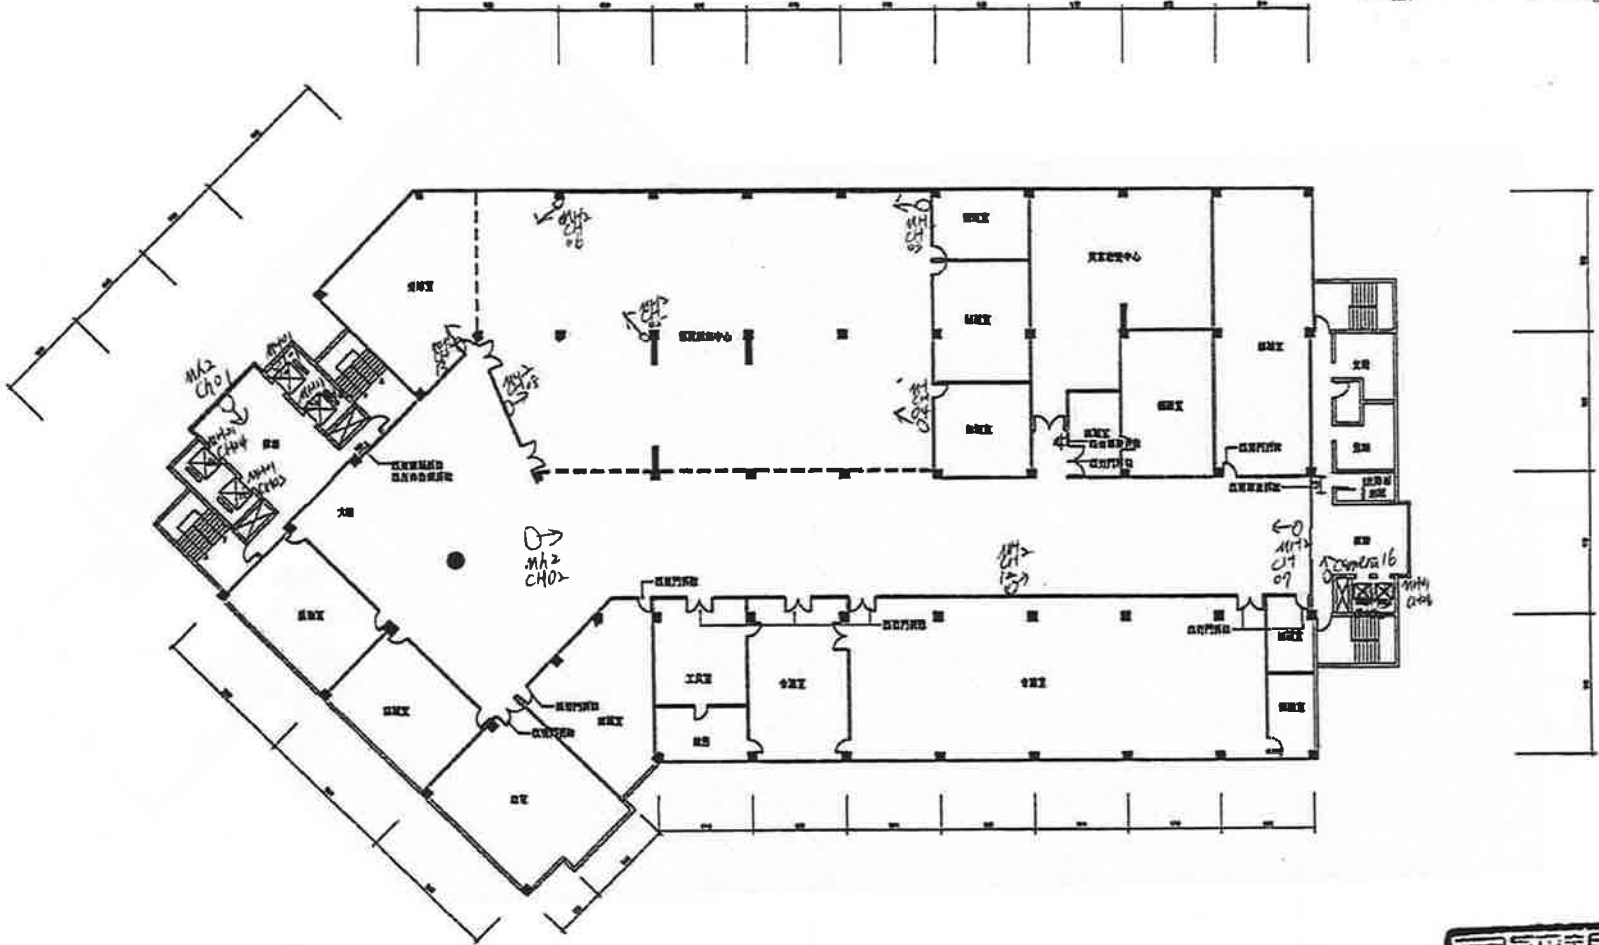

六樓現況平面圖S:1/300




 陳建志建築師事務所
 C.C. CHEN
 ARCHITECTS
 &
 ASSOCIATES
 台北市大安區新生南路
 一段157號25樓4號
 TEL: (02) 2704-0475
 FAX: (02) 2704-2383

附註
 本圖係根據建築師事務所之設計圖樣及現場實況繪製，其內容之正確性與否，概與本事務所無涉。如有錯誤，請向原設計單位洽詢。
 本圖係根據建築師事務所之設計圖樣及現場實況繪製，其內容之正確性與否，概與本事務所無涉。如有錯誤，請向原設計單位洽詢。
 使用單位簽核 CONFIRM

修正 REVISION

工程名稱 PROJECT

台北市建國會所行政中
 心4樓及5樓建築師公會共
 安全改善工程

比例尺	
單位	
設計	
繪圖	
核對	
日期	


圖章 SIGN

圖別 DRAWING

圖號	104153
圖號	A1-02
圖號	
圖號	

每揚消防
工程顧問股份有限公司

圖例	說明
	綜合消防設備
	手提式乾粉滅火器
	大型綜合器
	水打總機
	感測探測器
	偵測探測器
	光線探測器
	感測主機
	警報喇叭
	警報喇叭
	緊急照明燈
	緊急出口燈
	避難方向燈
	滅音機
	避難器具位置標

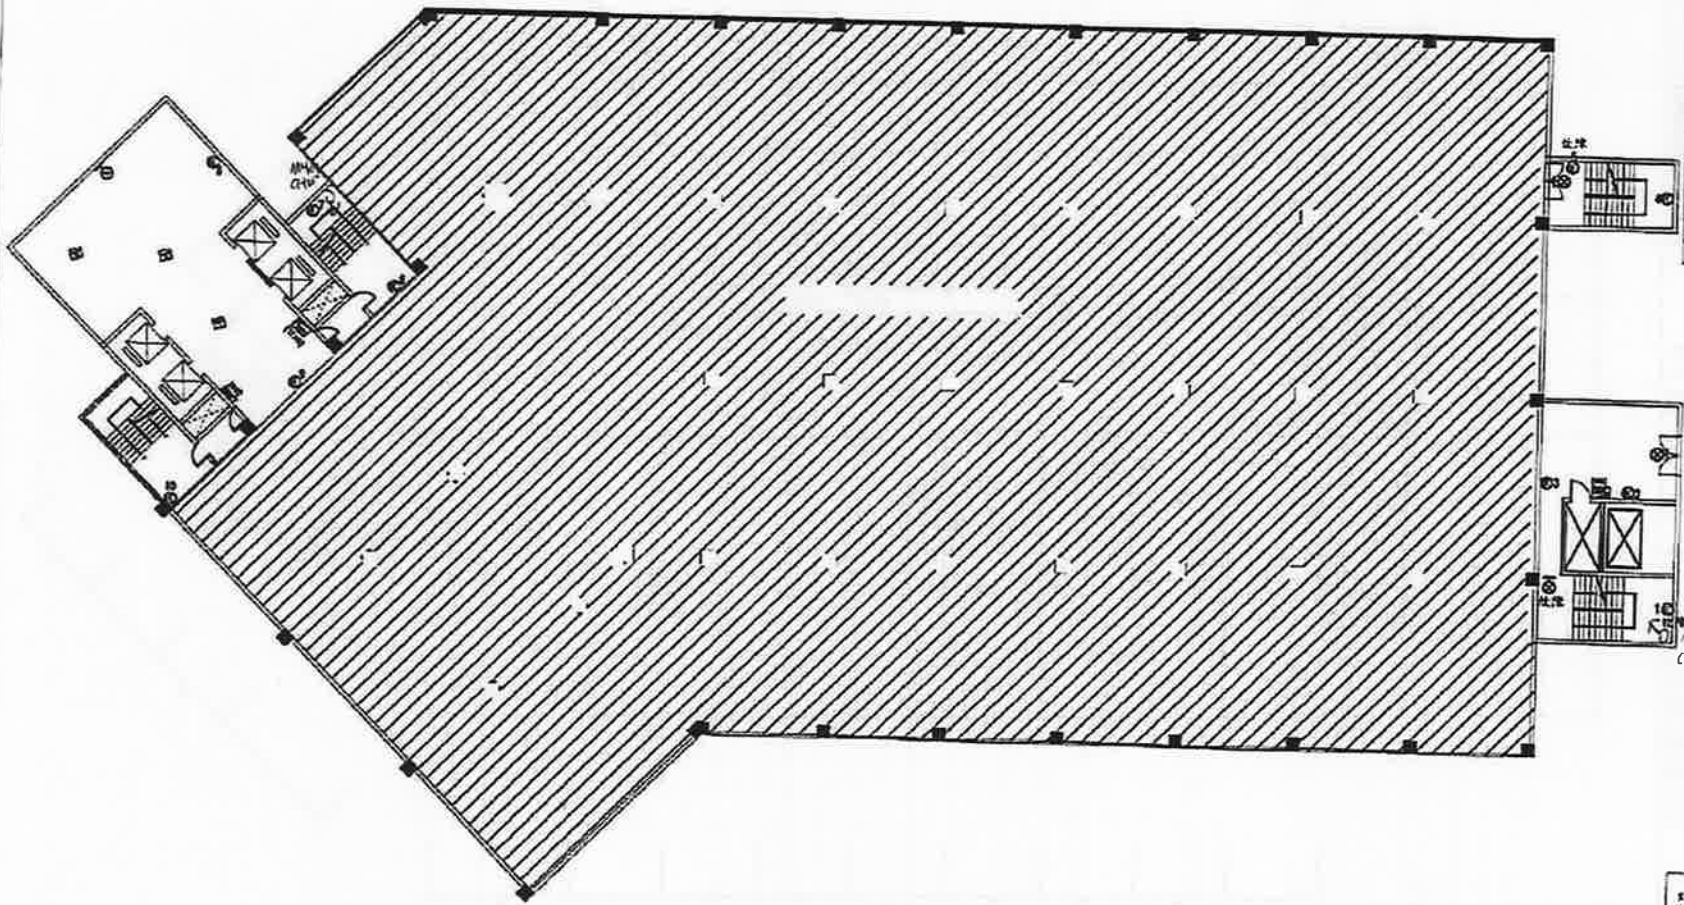

RF 平面配置圖
(北投區公所)

案名:	北投區公所
圖名:	1F消防設備配置圖
日期:	2015/05/21
設計:	陳國輝
繪圖:	陳國輝
審核:	陳國輝
圖章編號:	101 號