


- 地下四層**
1. 增設行動強波系統
 2. 緊急對講機更改為網路型
 3. 攝影機更改為網路型
 4. 增設淹水感知及漏水感知

地下四層弱電設備平面圖 A1=S:1/100 A3=S:1/200

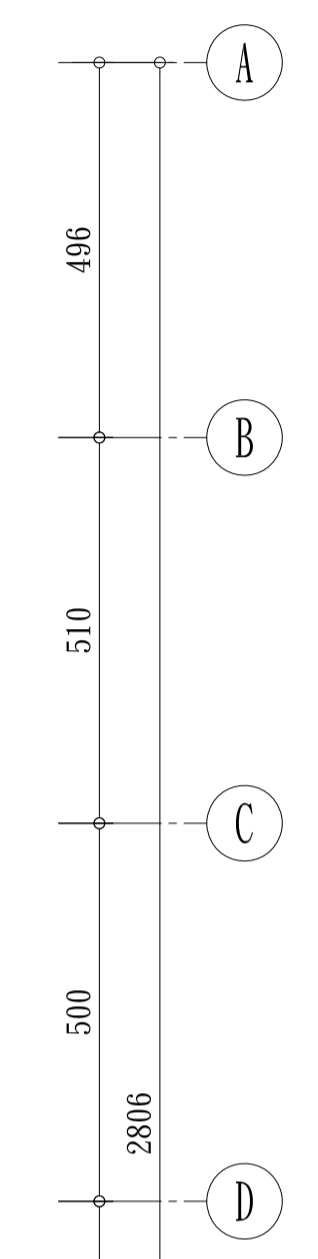

圖號	設備品名	合計	線材管徑
△	攝影機	1	22AWG#2P+0.75mm*2C+1.25mm*2C(3/4")
△	網路半球型攝影機	1	1.25mm*2C+5C2V-2(3/4")
△	網路攝影機	3	0.75mm*2C+0.5mm*2C(3/4")
△	網路攝影機	4	1.25mm*2C+5C2V-2(3/4")
△	出車指示燈	1	0.75mm*2C(3/4")
△	紅外線對講機	1	FTP Cot.6+0.75mm*2C(3/4")
△	公共區緊急對講機	1	FTP Cot.6+0.75mm*2C(3/4")
△	紅外線感知器	2	0.75mm*2C+0.5mm*2C(3/4")
△	紅線燈	1	0.75mm*2C(3/4")
△	紅線燈號誌主機	1	0.75mm*2C+0.5mm*2C(3/4")
△	弱電箱(須提供AC110V)	1	
△	設備箱	1	22AWG#2P+0.75mm*2C+0.5mm*2C(3/4")
△	無線緊急按鈕天線	3	0.75mm*2C+0.5mm*2C(3/4")
△	門鎖	1	0.75mm*2C+0.5mm*2C-2(3/4")
△	無線網路基地台	3	Cot.6+1.25mm*2C(3/4")
△	緊急求救(公共專用)	2	0.5mm*2C(1/2")
△	異常指示燈	1	0.5mm*2P(1/2")
△	淹水感知器	4	0.5mm*2P(1/2")/H:10cm
△	漏水感知器	1	0.5mm*2P(1/2")/H:13.2cm
△	一分三分配器	1	
△	不平衡分配器	1	
△	全頻系統無方向碟型天線	4	
△	1/2"同軸電纜線		
△	8 PORT HUB (CCIV)	1	

臺北市政府都市發展局

設備
設計
圖查

設計單位
張昌明建築師事務所
地址: 台北市仁愛路三段23號9樓之1
TEL: 02-87719652 FAX: 02-87719651

繪圖
設計
校核

覆核
核准
核日期



簽證
比例 A1=S:1/100 A3=S:1/200

工程名稱
圖名

臺北市文山區木柵段公共住宅新建工程
地下四層 弱電設備平面圖


優寶營造有限公司
龔盛工程有限公司

圖號 BA-14
張數 122/256

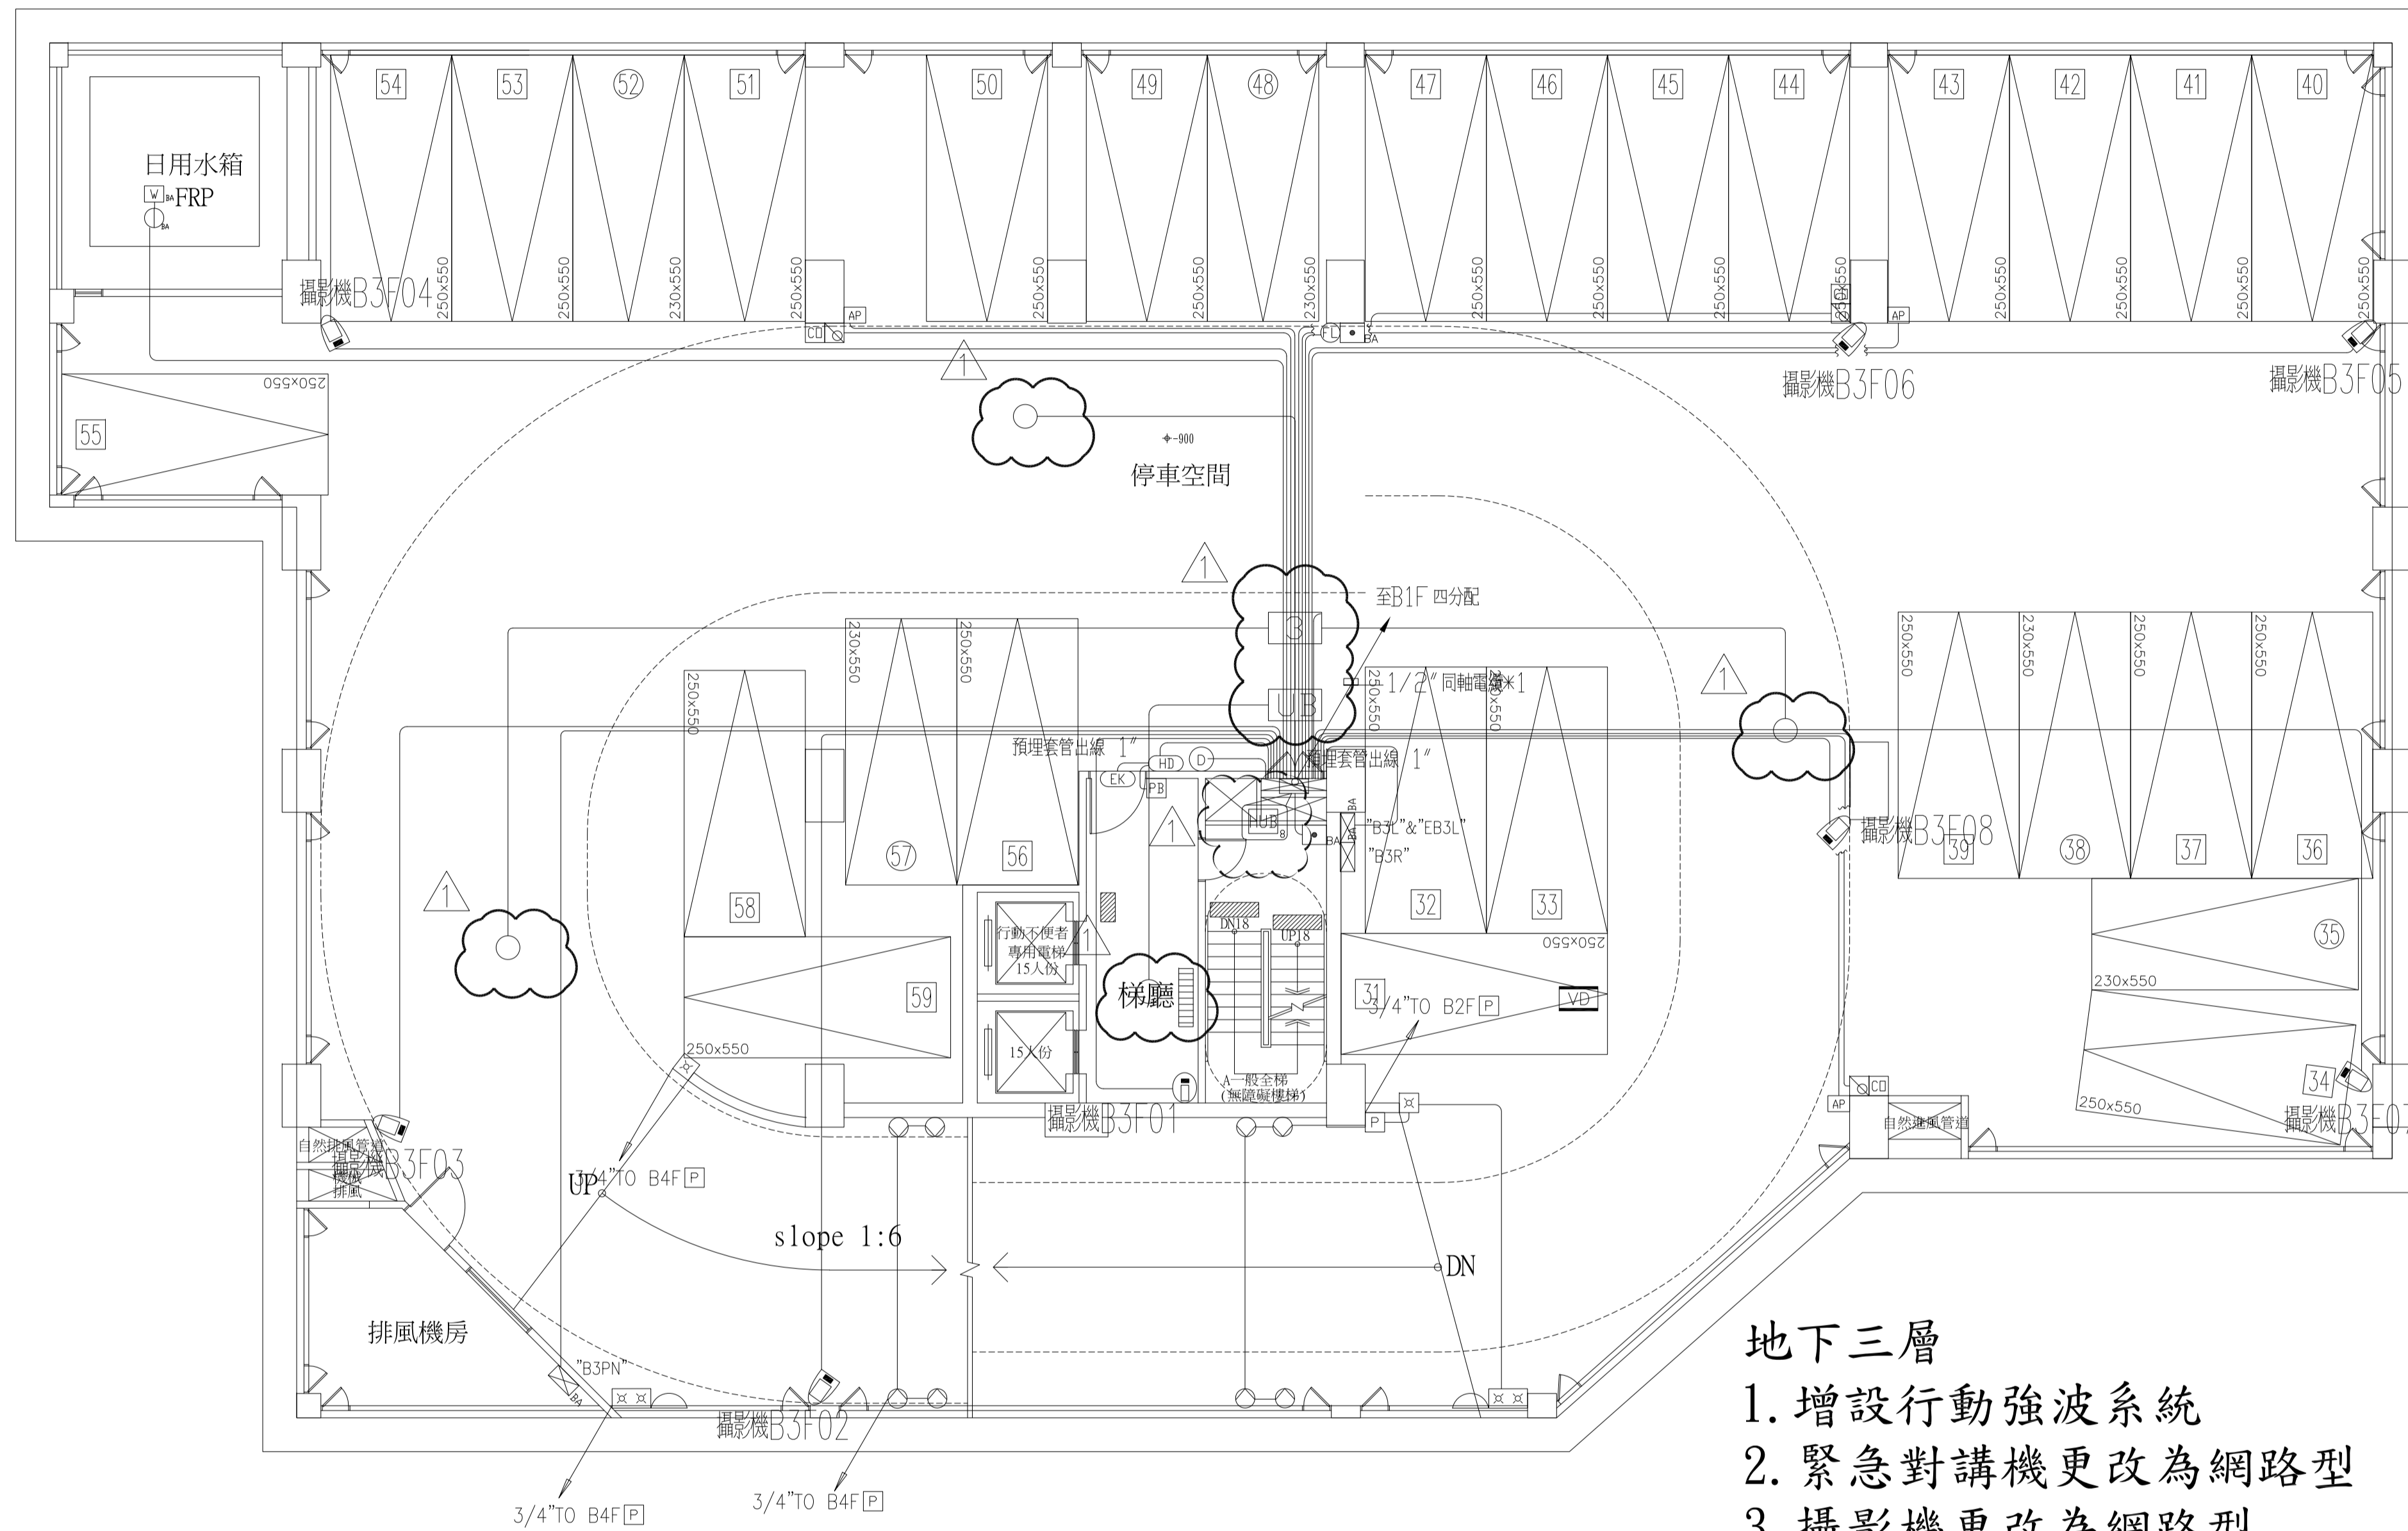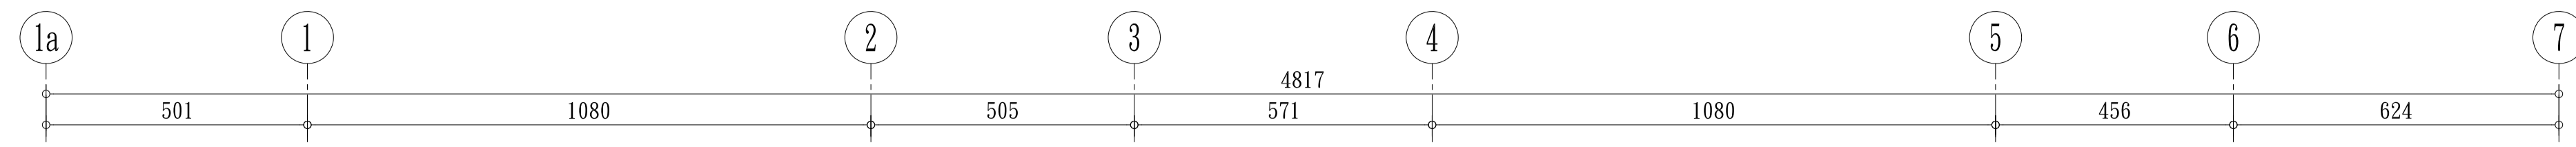


- 地下三層**
1. 增設行動強波系統
 2. 緊急對講機更改為網路型
 3. 攝影機更改為網路型

地下三層弱電設備平面圖 A1=S:1/100 A3=S:1/200

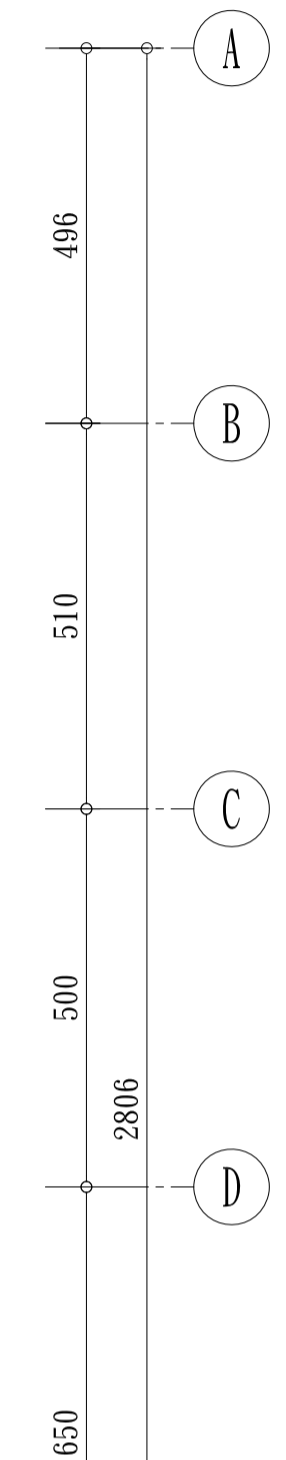


圖號	設備品名	合計	線材管徑
○	攝影機	1	22AWG#2P+0.75mm ² *2C+1.25mm ² *2C(3/4")
○	網路半球型攝影機	1	1.25mm ² *2C+5C2V-2(3/4")
○	網路攝影機	3	0.75mm ² *2C+0.5mm ² *2C(3/4")
○	網路攝影機	7	1.25mm ² *2C+5C2V-2(3/4")
○	地震感知器	2	0.75mm ² *2C(3/4")
○	車庫反動機	2	
○	公共區緊急對講機	1	FTP Cat.6+0.75mm ² *2C(3/4")
○	紅線感知器	4	0.75mm ² *2C+0.5mm ² *2C(3/4")
○	紅線燈	2	0.75mm ² *2C(3/4")
○	紅線燈號誌主機	1	0.75mm ² *2C+0.5mm ² *2C(3/4")
○	弱電箱(提供AC110V)	1	
○	設備箱(屬電氣工程)		22AWG#2P+0.75mm ² *2C+0.5mm ² *2C(3/4")
○	無線緊急按鈕天線	3	0.75mm ² *2C+0.5mm ² *2C(3/4")
○	開門按鈕	1	0.75mm ² *2C+0.5mm ² *2C-2(3/4")
○	電鎖	1	0.75mm ² *2C+0.5mm ² *2C-2(3/4")
○	無線網路基地台	3	Cat.6+1.25mm ² *2C(3/4")
○	磁簧感知器(公共專用)	1	0.5mm ² *2C(1/2")
○	水位偵測器(BA專用)	1	0.5mm ² *2C(1/2")
○	緊急求救(公共專用)	2	0.5mm ² *2C(1/2")
○	異常指示燈	1	0.5mm ² *2P(1/2")
○	一分三分器	1	
○	不平衡分配器	1	
○	全頻系統無方向碟型天線	4	
○	1/2"同軸電纜		
○	8 PORT HUB (CCIV)	1	

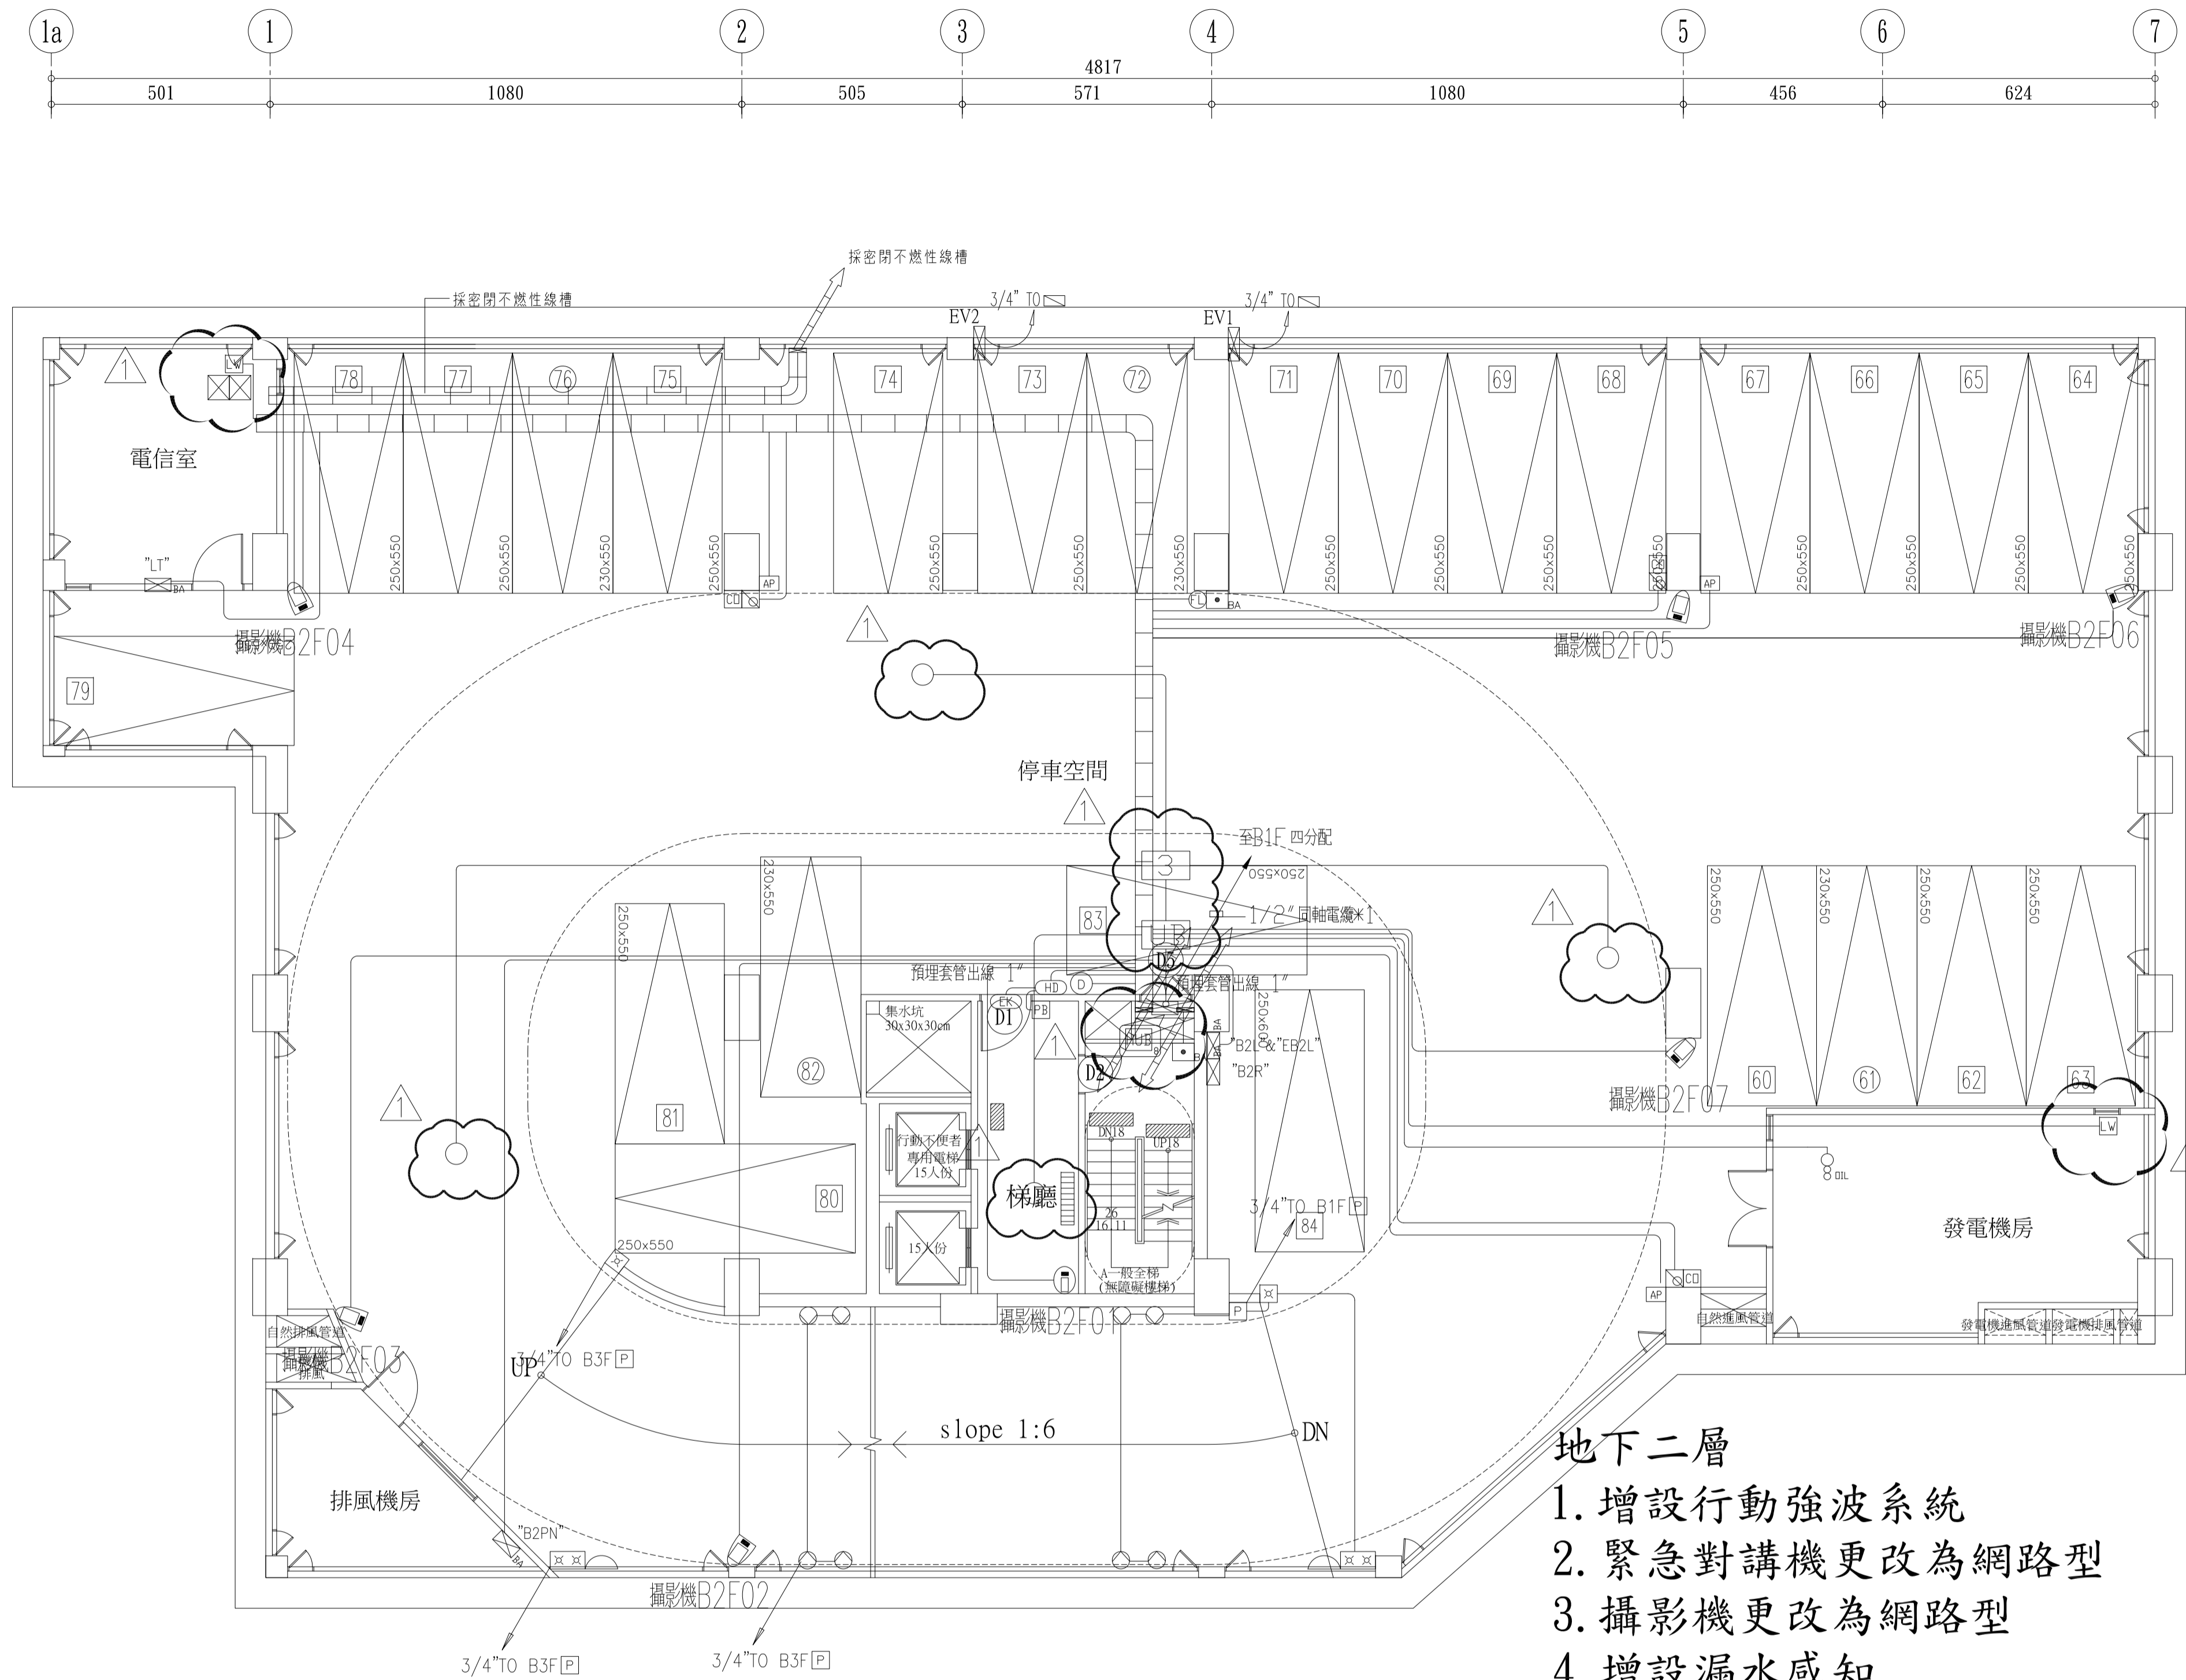

- 地下二層
1. 增設行動強波系統
 2. 緊急對講機更改為網路型
 3. 攝影機更改為網路型
 4. 增設漏水感知

地下二層弱電設備平面圖 A1=S:1/100 A3=S:1/200

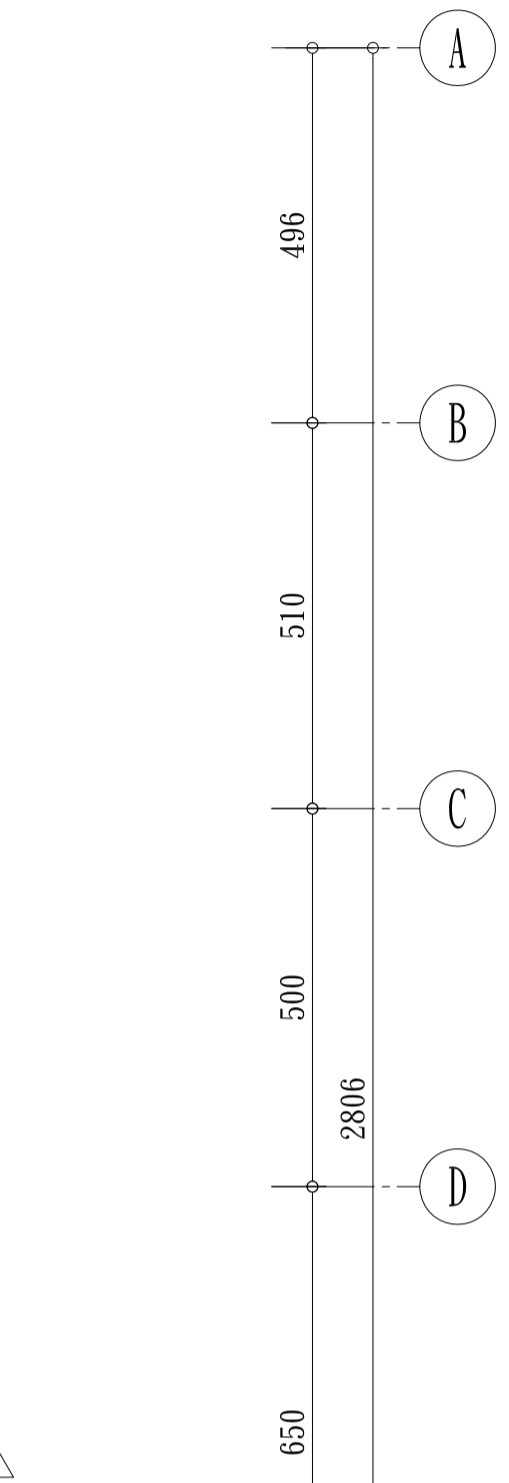

圖號	設備品名	合計	線材管徑
CTD	攝相機	1	22AWG#2P+0.75mm ² *2C+1.25mm ² *2C(3/4")
CC	網路半球型攝影機	1	1.25mm ² *2C+5C2V-2(3/4")
EV	煙火偵測知照	3	0.75mm ² *2C+0.5mm ² *2C(3/4")
IP	網路攝影機	6	1.25mm ² *2C+5C2V-2(3/4")
EV	火警警不絕	2	0.75mm ² *2C(3/4")
EV	普通射燈	2	
IP	公共區緊急對講機	1	FTP Cat.6+0.75mm ² *2C(3/4")
EV	紅外線感應器	4	0.75mm ² *2C+0.5mm ² *2C(3/4")
EV	紅線燈	2	0.75mm ² *2C(3/4")
IP	紅線燈通訊機	1	0.75mm ² *2C+0.5mm ² *2C(3/4")
EV	弱電箱(須提供AC110V)	1	
EV	設備箱(屬電氣工程)		22AWG#2P+0.75mm ² *2C+0.5mm ² *2C(3/4")
EV	無線緊急按鈕天線	3	0.75mm ² *2C+0.5mm ² *2C(3/4")
EV	開門按鈕	1	0.75mm ² *2C+0.5mm ² *2C-2(3/4")
EV	電鎖	1	0.75mm ² *2C+0.5mm ² *2C-2(3/4")
EV	油位偵測	1	0.5mm ² *2C(1/2")
IP	無線網路基地台	3	Cat.6+1.25mm ² *2C(3/4")
EV	緊急求救(公共專用)	2	0.5mm ² *2C(1/2")
EV	網路指示燈	1	0.5mm ² *2P(1/2")
EV	漏水感知器	2	0.5mm ² *2P(1/2")/H:135cm
HUB	8 PORT HUB	1	
S	一分三分配器	1	
UB	不平衡分配器	1	
EV	全頻系統無方向碟型天線	4	
EV	1/2"同軸電纜線		

臺北市都市發展局

設備
計
圖
查

設計單位
張昌明建築師事務所
地址: 台北市仁愛路三段23號9樓之1
TEL: 02-87719652 FAX: 02-87719651

繪圖
設計
校核

覆核
核准
核日期


簽證
比例 A1=S:1/100 A3=S:1/200

工程名稱
圖名

臺北市文山區木柵段公共住宅新建工程
地下二層 弱電設備平面圖

優寶營造有限公司
磐盛工程有限公司

圖號 BA-16
張數 124/256

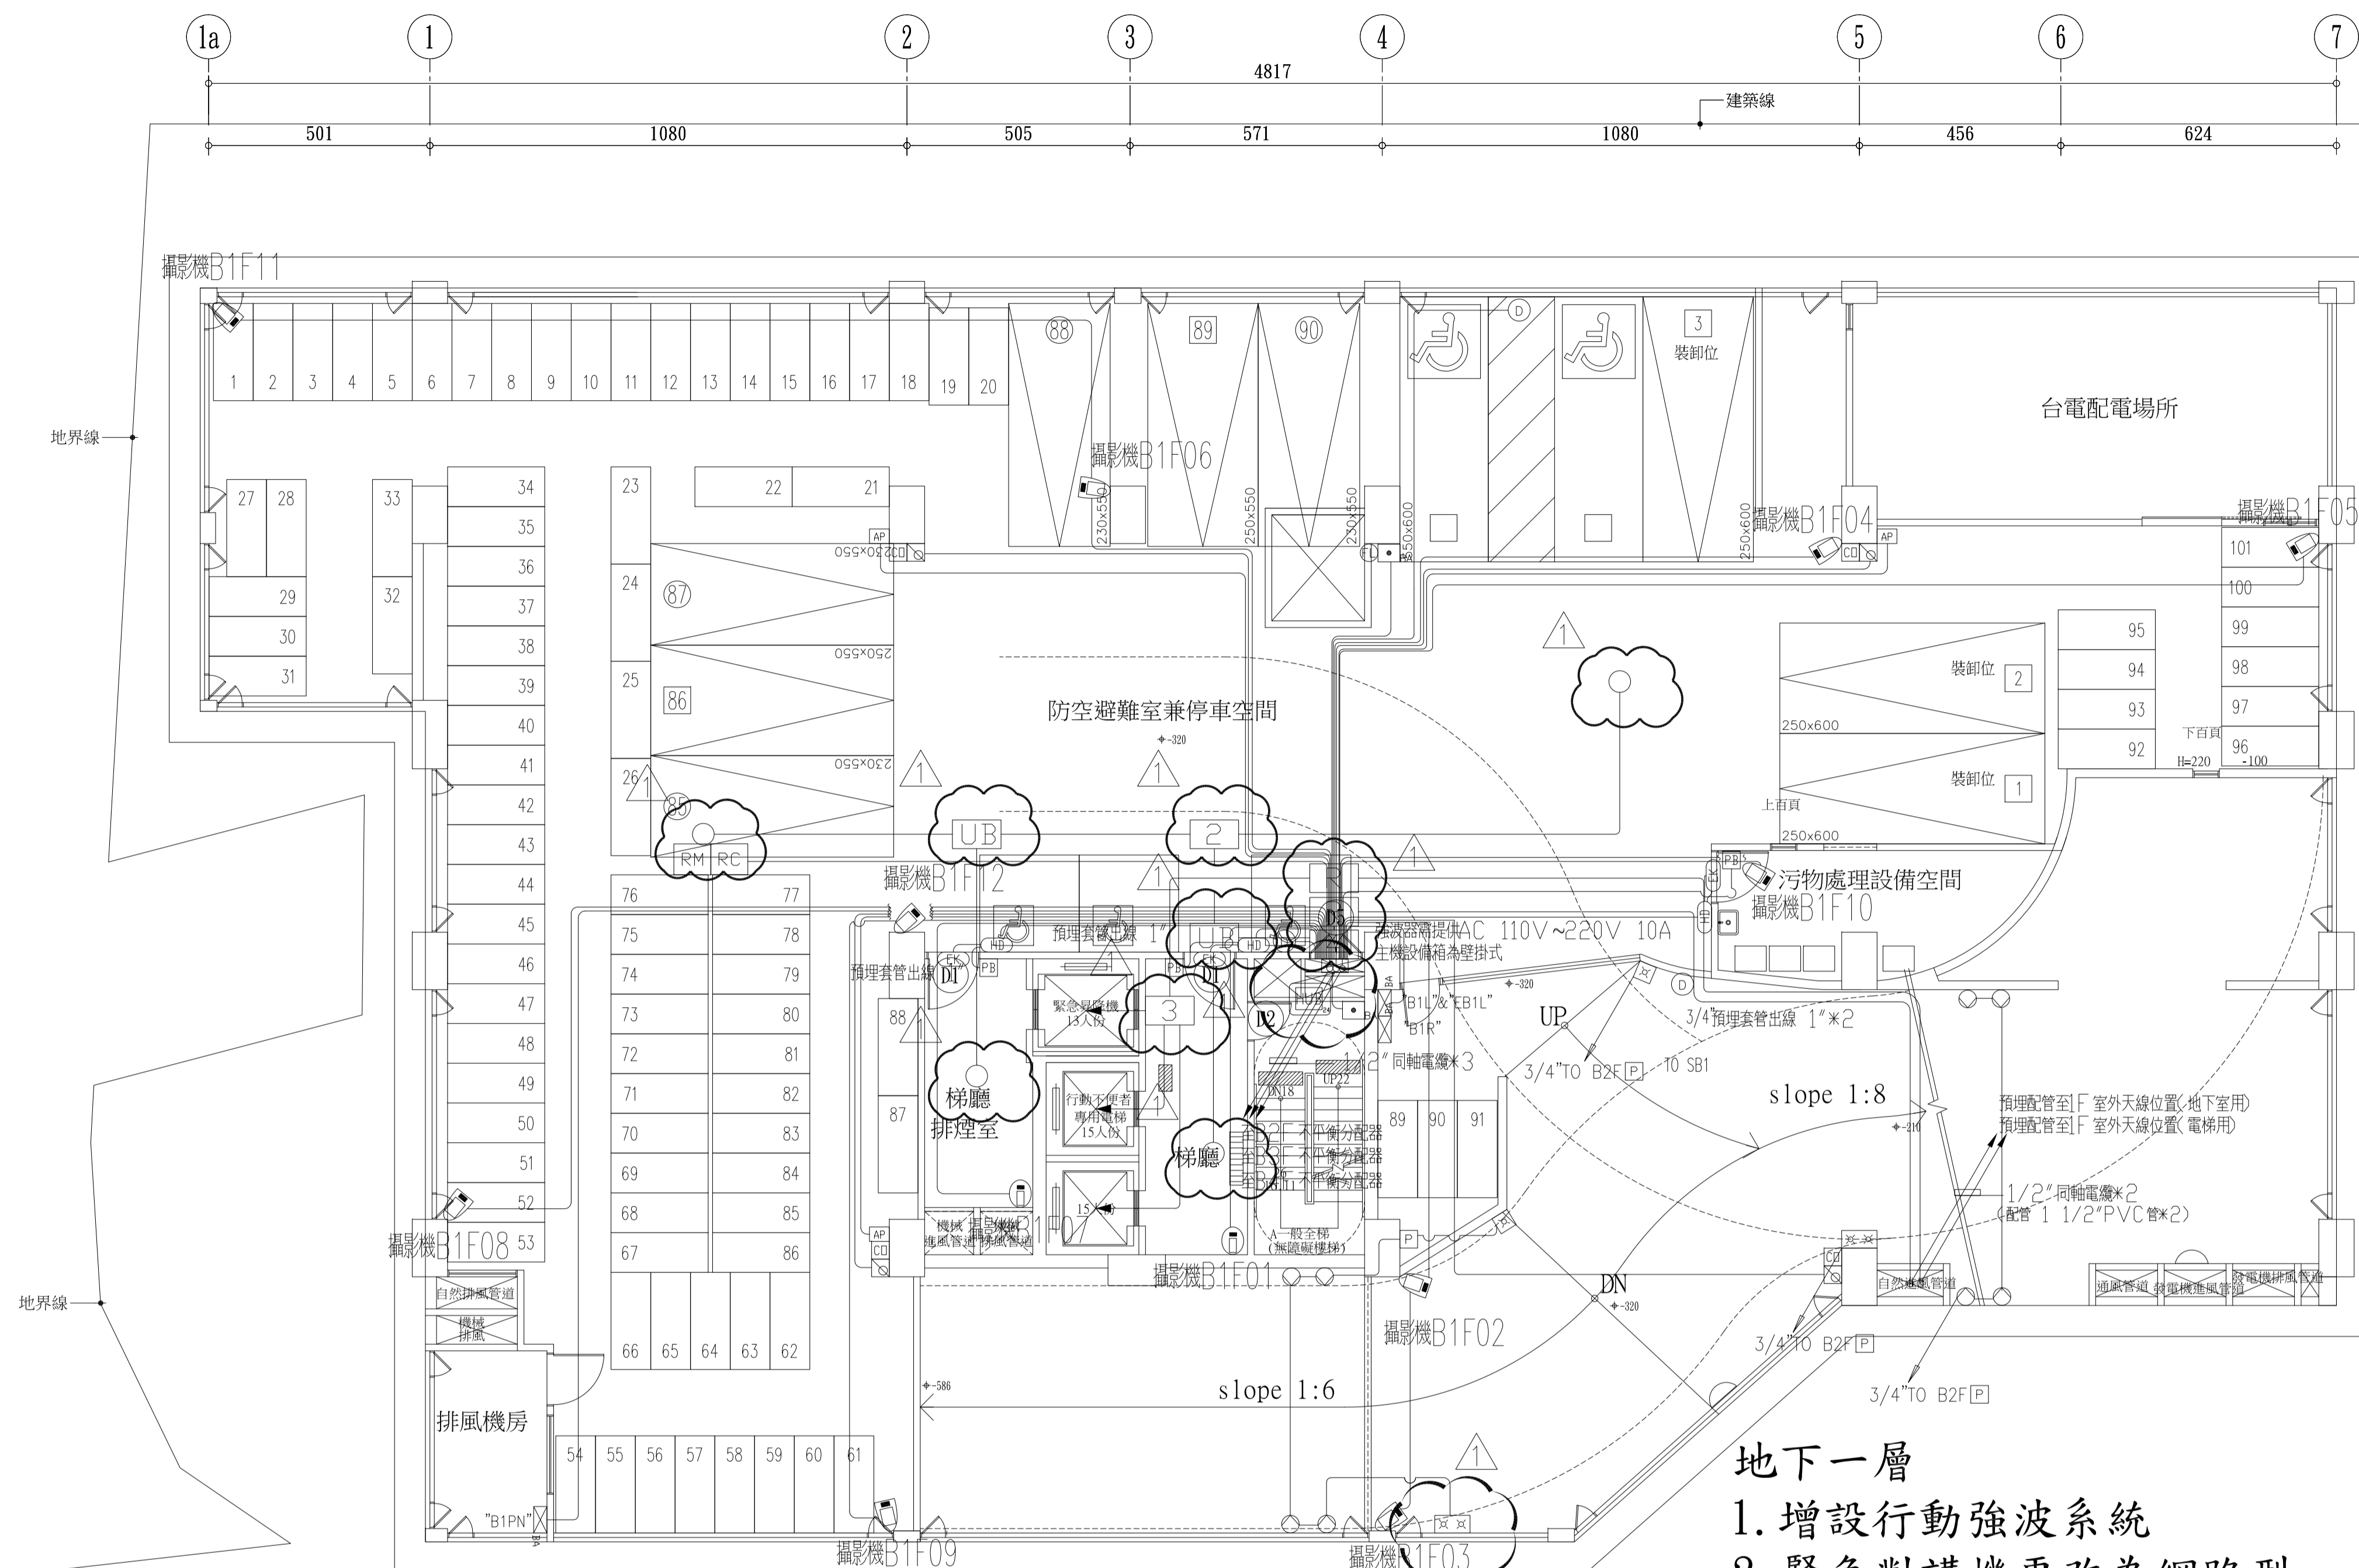

- 地下一層
1. 增設行動強波系統
 2. 緊急對講機更改為網路型
 3. 攝影機更改為網路型

圖號	設備品名	合計	線材管徑
○	攝影機	3	22AWG#2P+0.75mm ² *2C+1.25mm ² *2C(3/4")
○	網路半球型攝影機	2	1.25mm ² *2C+5C2V-2(3/4")
○	網路攝影機	4	0.75mm ² *2C+0.5mm ² *2C(3/4")
○	網路攝影機	10	1.25mm ² *2C+5C2V-2(3/4")
○	出車警亭	2	0.75mm ² *2C(3/4")
○	無線對講機	2	
○	公共區域對講機	3	FTP Cat.6+0.75mm ² *2C(3/4")
○	紅外線攝影機	4	0.75mm ² *2C+0.5mm ² *2C(3/4")
○	紅外線	2	0.75mm ² *2C(3/4")
○	紅外線攝影主機	1	0.75mm ² *2C+0.5mm ² *2C(3/4")
○	弱電箱(須提供AC110V)	1	
○	設備箱(屬電氣工程)		22AWG#2P+0.75mm ² *2C+0.5mm ² *2C(3/4")
○	無線緊急按鈕天線	4	0.75mm ² *2C+0.5mm ² *2C(3/4")
○	開門按鈕	3	0.75mm ² *2C+0.5mm ² *2C-2(3/4")
○	電鎖	3	0.75mm ² *2C+0.5mm ² *2C-2(3/4")
○	簡易型電動汽車充電(慢充, 單孔)	1	Cat.6-4P-UTP+XLPE8mm ² *2+5.5mm ² *1/220V/40A
○	簡易型電動機車充電(慢充, 雙孔)	1	Cat.6-4P-UTP+XLPE8mm ² *2+5.5mm ² *1/220V/40A
○	無線網路基地台	3	Cat.6+1.25mm ² *2C(3/4")
○	緊急求救(公共專用)	2	0.5mm ² *2C(1/2")
○	異常指示燈	1	0.5mm ² *2P(1/2")
○	HUB	1	24 PORT HUB (CCTV)
○	中斷器	2	AC 110V~220V 10A
○	一分二分配器	1	
○	一分三分配器	1	
○	一分四分配器	1	
○	不平衡分配器	2	
○	全頻系統無方向碟型天線	4	
○	1/2"同軸電纜線		

地下一層弱電設備平面圖 A1=S:1/100 A3=S:1/200

優寶營造有限公司
 龔盛工程有限公司
 圖 號 BA-17
 張 號 125/256